

**M I N I
M A L I
S T I C .**


POLYTECHNIKA

ZÁKLADNÍ ŠKOLA – JAVORNÍK, 2022

Architectural floor plan of a building with 17 numbered rooms. The plan includes various furniture like tables, chairs, and a kitchen. It also shows technical details like elevations (SV), dimensions, and room numbers in red. A legend at the bottom left lists the room numbers: 1. Kuchyně, 2. Jídelna, 3. Kuchyně, 4. Kuchyně, 5. Kuchyně, 6. Kuchyně, 7. Kuchyně, 8. Kuchyně, 9. Kuchyně, 10. Kuchyně, 11. Kuchyně, 12. Kuchyně, 13. Kuchyně, 14. Kuchyně, 15. Kuchyně, 16. Kuchyně, 17. Kuchyně.

OZN.	ÚČEL MÍSTNOSTI	m²	ÚPRAVA PODLAH	ÚPRAVY STĚN
1.01	CHODBA SE SCHODIŠTĚM	24,14	ZÁTĚŽOVÉ PVC - MATNÉ / SVĚTLÉ	OMÍTKA + OMYVATELNÁ BARVA
1.02	ODBORNÁ UČEBNA - DÍLNÝ-13 žáků	52,04	ZÁTĚŽOVÉ PVC - MATNÉ / SVĚTLÉ	OMÍTKA + OMYVATELNÁ BARVA
1.03	SKLAD MATERIÁLŮ - DÍLNÝ	19,35	ZÁTĚŽOVÉ PVC - MATNÉ / SVĚTLÉ	OMÍTKA + OMYVATELNÁ BARVA
1.04	STROJNÍ PŘÍPRAVA - DÍLNÝ	25,63	ZÁTĚŽOVÉ PVC - MATNÉ / SVĚTLÉ	OMÍTKA + OMYVATELNÁ BARVA
1.05	ŠATNA - celkem 86 šatních míst	25,97	ZÁTĚŽOVÉ PVC - MATNÉ / SVĚTLÉ	OMÍTKA + OMYVATELNÁ BARVA
1.06	Odborná učebna se skleníkem-13 žáků	28,98	KERAMICKÁ DLAŽBA + SOKLÍK	OMÍTKA + OMYVATELNÁ BARVA
1.07	TECHNICKÉ ZÁZEMÍ	5,66	KERAMICKÁ DLAŽBA + SOKLÍK	OMÍTKA + OMYVATELNÁ BARVA

**MINI
MALI
STIC.**

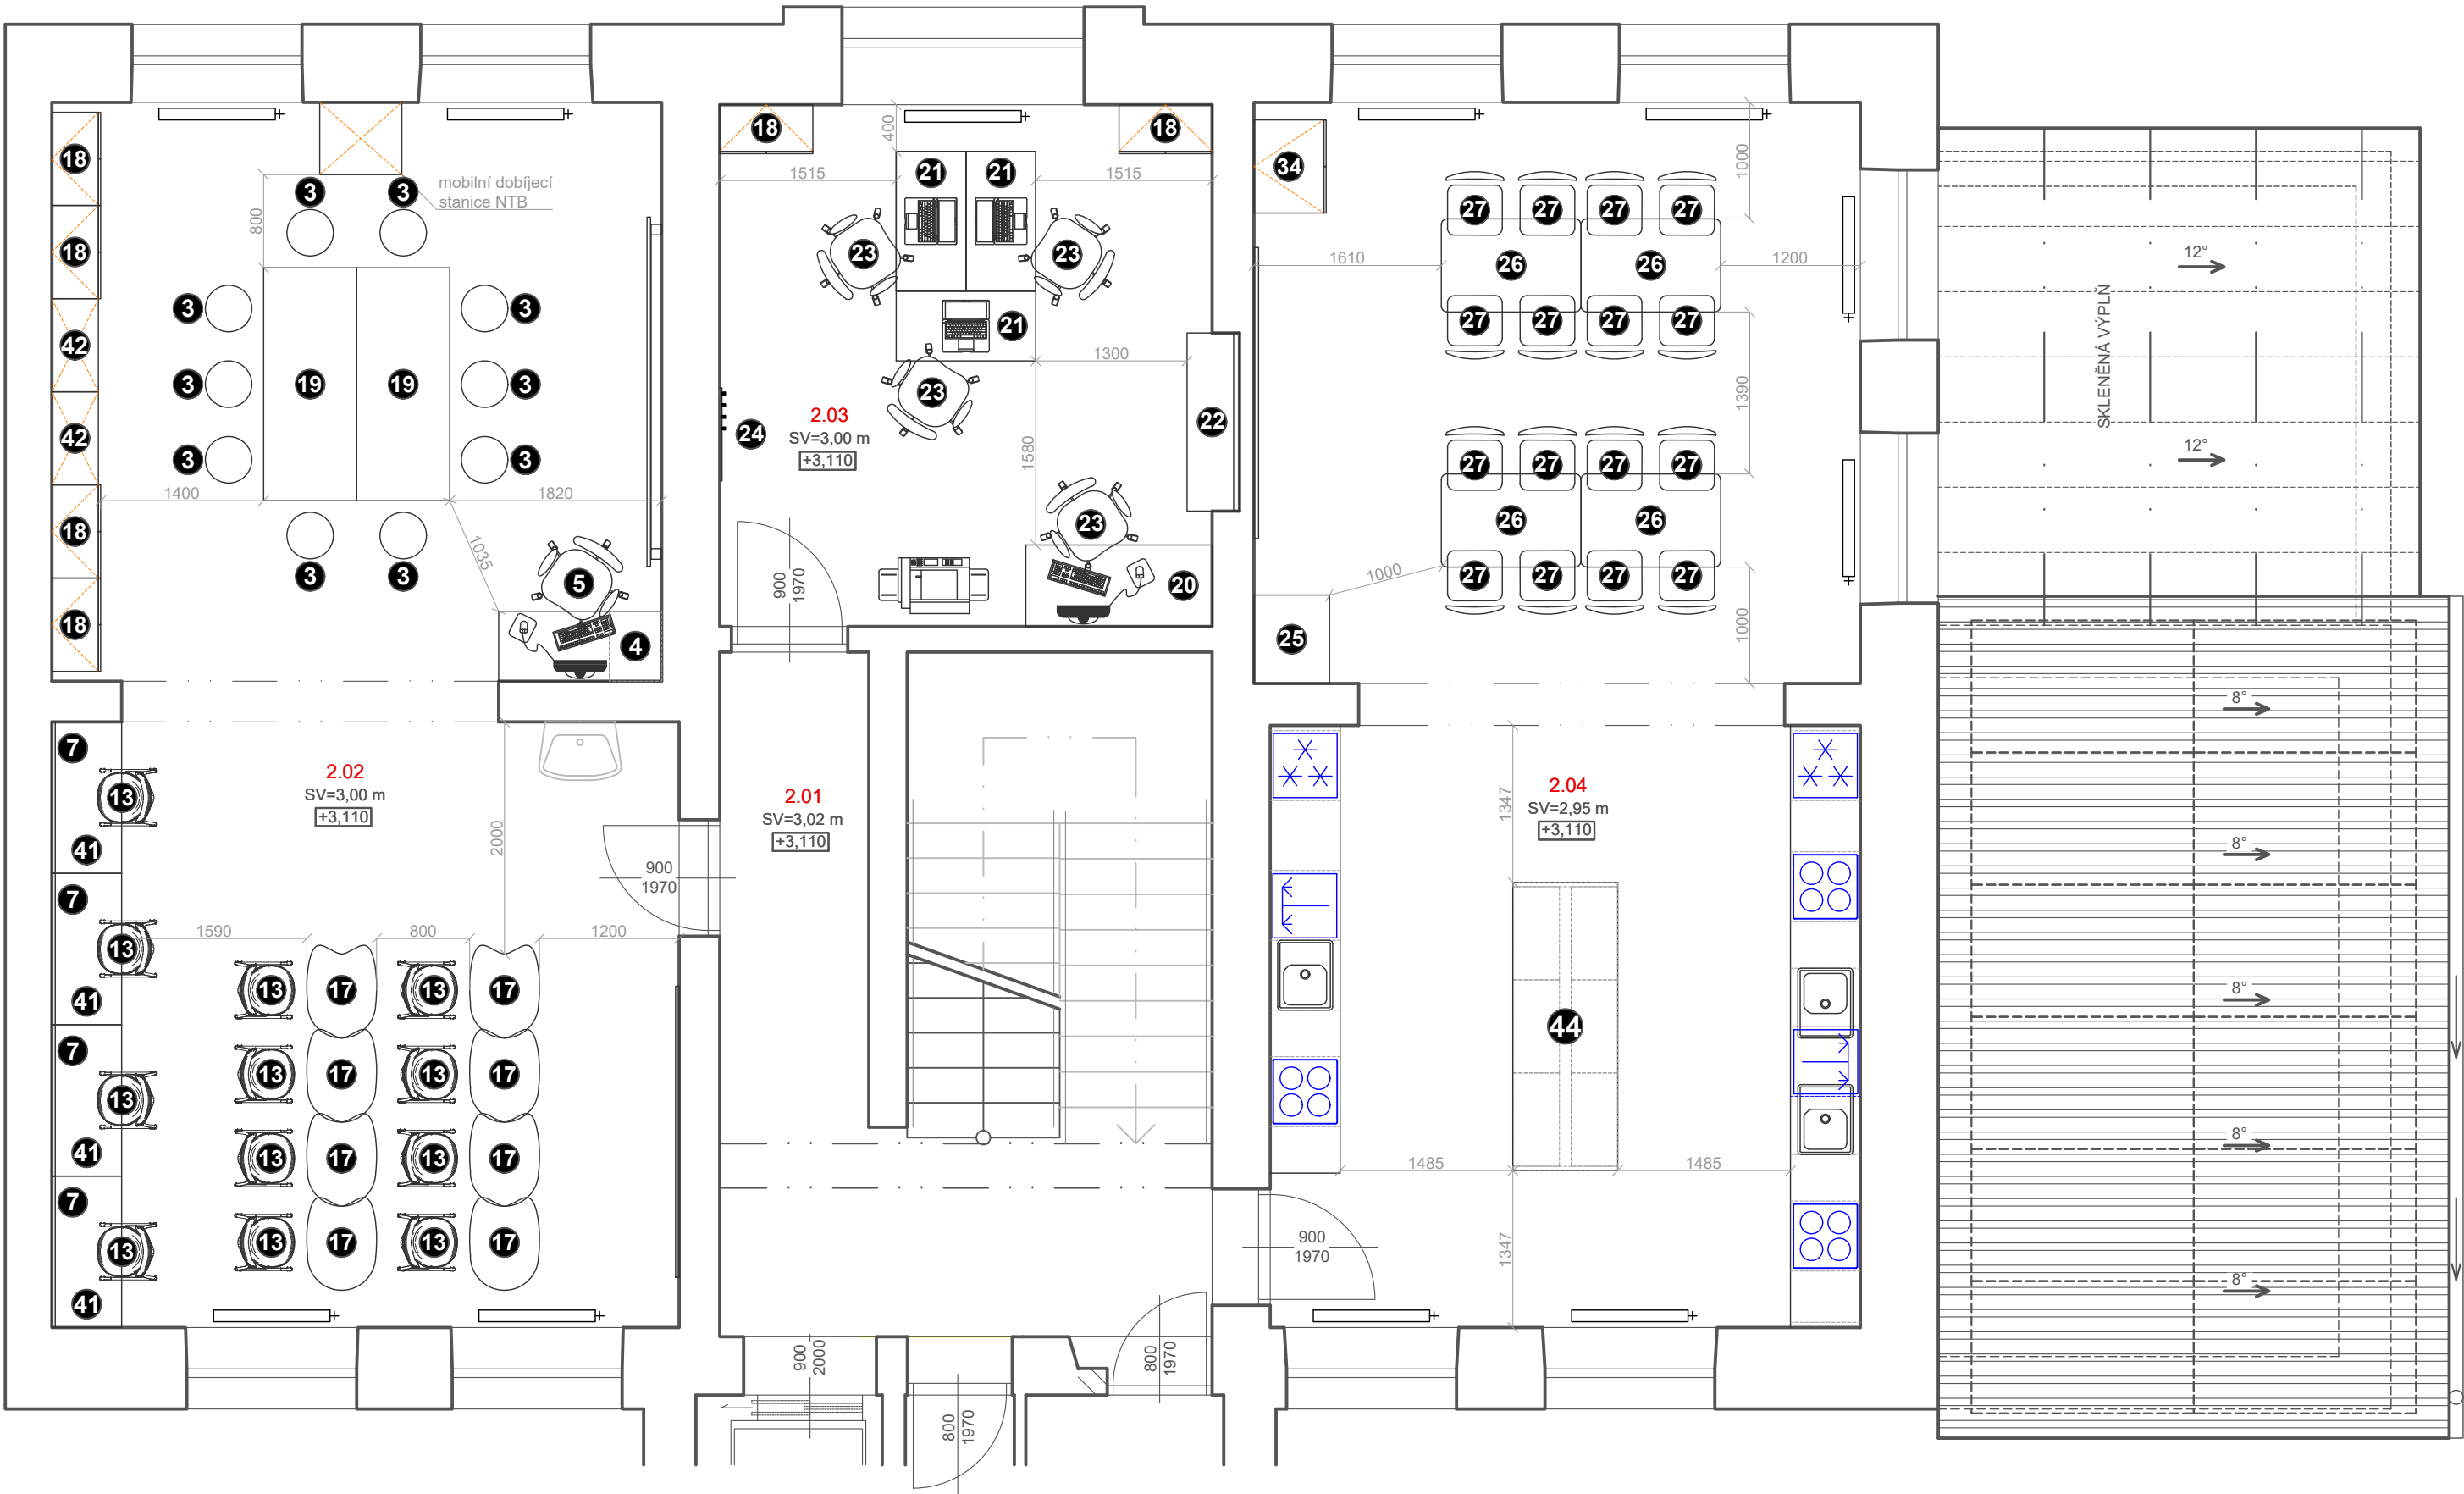


LEGENDA MÍSTNOSTÍ:

OZN.	ÚČEL MÍSTNOSTI	m²	ÚPRAVA PODLAH	ÚPRAVY STĚN
2.01	CHODBA SE SCHODIŠTĚM	25,16	ZÁTĚŽOVÉ PVC - MATNÉ / SVĚTLÉ	OMÍTKA + OMYVATELNÁ BARVA
2.02	ODBORNÁ UČEBNA - 15 žáků	55,55	ZÁTĚŽOVÉ PVC - MATNÉ / SVĚTLÉ	OMÍTKA + OMYVATELNÁ BARVA
2.03	KABINET UČITELŮ	19,53	ZÁTĚŽOVÉ PVC - MATNÉ / SVĚTLÉ	OMÍTKA + OMYVATELNÁ BARVA
2.04	Učebna vaření s jídelnou - 15 žáků	53,53	ZÁTĚŽOVÉ PVC - MATNÉ / SVĚTLÉ	OMÍTKA + OMYVATELNÁ BARVA

NÁZEV ZAKÁZKY: ZŠ JAVORNÍK - POLYTECHNIKA		NÁZEV VÝKRESU: 2.NP DISPOZICE		FORMÁT: A3	PROJEKTANT: Ing. arch. TEREZA TOMANOVÁ, +420 778 080 993, tomanova@minimalistic.cz
ČÁST: DISPOZICE		Č. VÝKRESU: 01.02	DATUM: 18.05.2022	MĚŘÍTKO: 1:50	ZODPOVĚDNÝ PROJEKTANT: JAN ŠTECH, +420 778 080 851, stech@minimalistic.cz

MINI
MALI
STIC.

— NAVAZUJÍCÍ OBJEKT č. p. 73, JAVORNÍK - zateplena pouze oblast mezi atikou a objektem č. p. 73

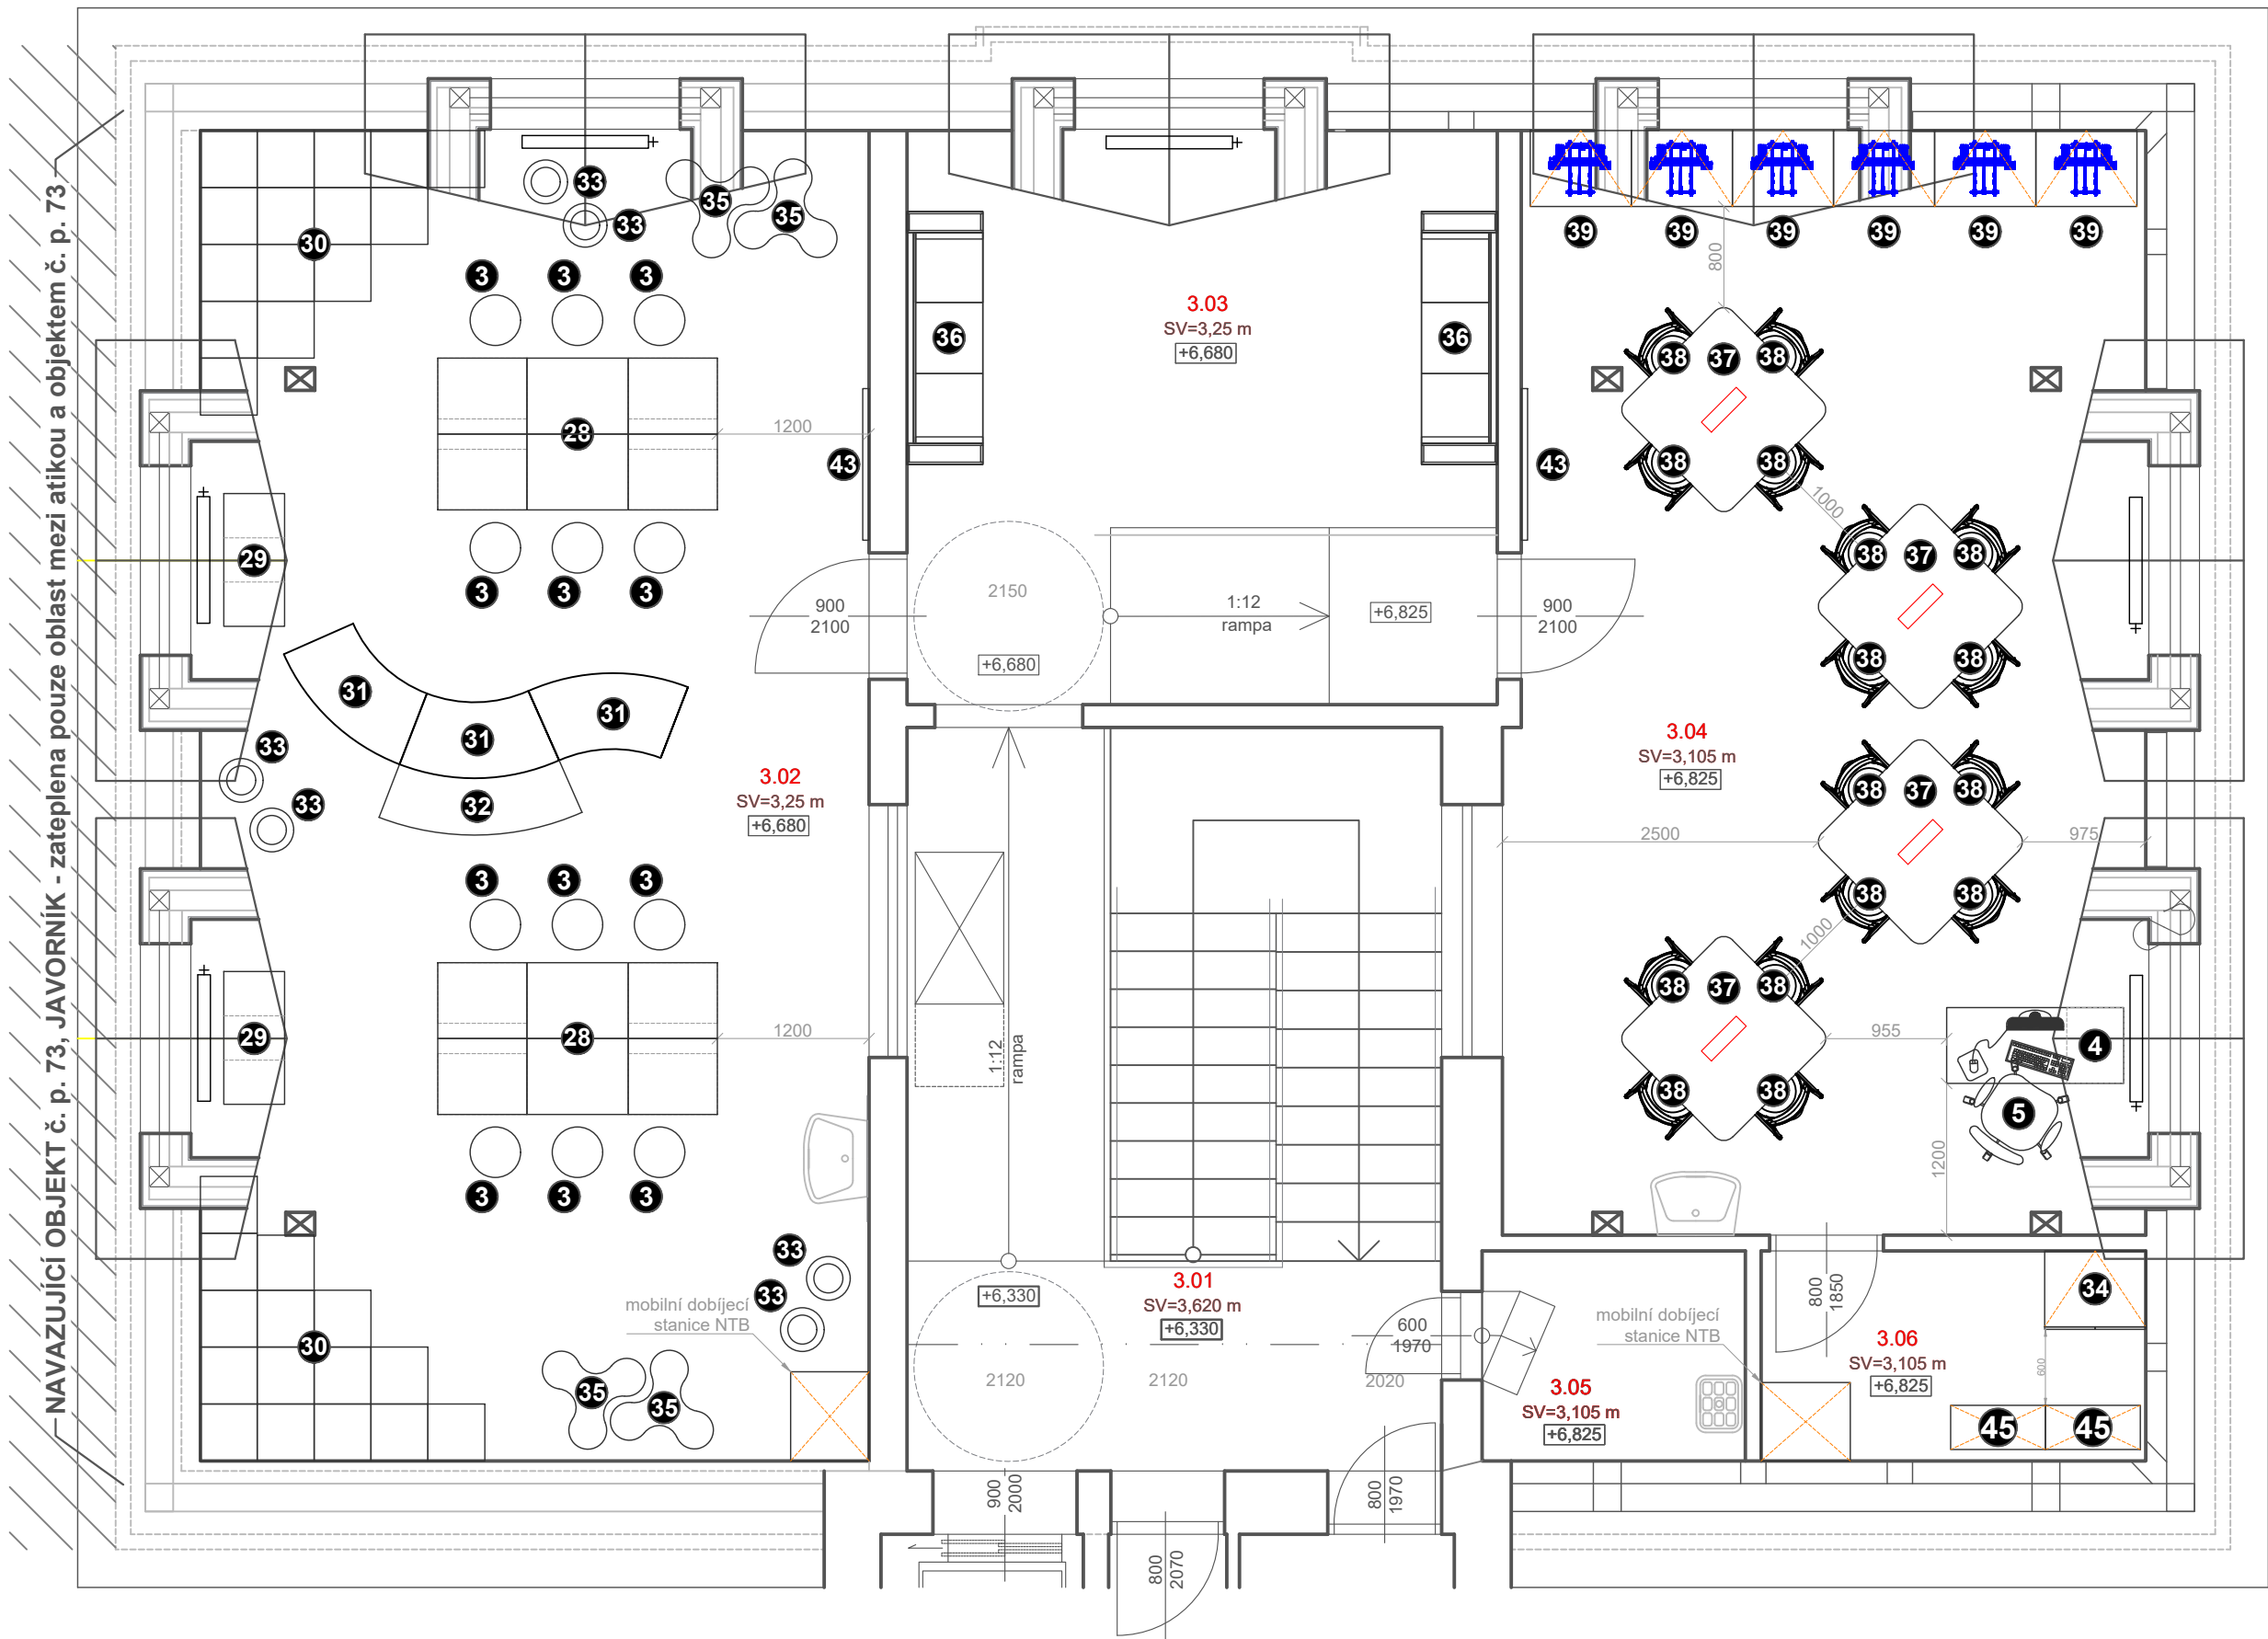

LEGENDA MÍSTNOSTÍ:

OZN.	ÚČEL MÍSTNOSTI	m²	ÚPRAVA PODLAH	ÚPRAVY STĚN
3.01	CHODBA SE SCHODIŠTĚM	26,35	ZÁTĚŽOVÉ PVC - MATNÉ / SVĚTLÉ	OMÍTKA + OMYVATELNÁ BARVA
3.02	ODBORNÁ UČEBNA - 15 žáků	55,65	ZÁTĚŽOVÉ PVC - MATNÉ / SVĚTLÉ	OMÍTKA + OMYVATELNÁ BARVA
3.03	CHODBA S RELAX ZÓNOU	21,90	ZÁTĚŽOVÉ PVC - MATNÉ / SVĚTLÉ	OMÍTKA + OMYVATELNÁ BARVA
3.04	Odborná učebna robotiky - 15 žáků	43,87	ZÁTĚŽOVÉ PVC - MATNÉ / SVĚTLÉ	OMÍTKA + OMYVATELNÁ BARVA
3.05	ÚKLIDOVÁ MÍSTNOST	3,68	ZÁTĚŽOVÉ PVC - MATNÉ / SVĚTLÉ	OMÍTKA + OMYVATELNÁ BARVA
3.06	SKLAD K UČEBNĚ	5,05	ZÁTĚŽOVÉ PVC - MATNÉ / SVĚTLÉ	OMÍTKA + OMYVATELNÁ BARVA

NÁZEV ZAKÁZKY: ZŠ JAVORNÍK - POLYTECHNIKA	NÁZEV VÝKRESU: 3.NP DISPOZICE	FORMÁT: A3	PROJEKTANT: Ing. arch. TEREZA TOMANOVÁ, +420 778 080 993, tomanova@minimalistic.cz
ČÁST: DISPOZICE	Č. VÝKRESU: 01.03	DATUM: 09.05.2022	MĚŘÍTKO: 1:50
			ZODPOVĚDNÝ PROJEKTANT: JAN ŠTECH, +420 778 080 851, stech@minimalistic.cz

MINI
MALI
STIC.

1 Kovový regál

Kovová konstrukce lakovaná
5x police DTD
Nosnost police 175 kg
Kotveno do zdi
1800x900x600 mm (v. š. hl.)

4 ks



2 Závěsný kontejner

Svařovaná ocelová konstrukce
2 zásuvky
Centrální cylindrický zámek
Přípevněno pod pracovní deskou
292x360x500 mm (v. š. hl.)

16 ks



3 Židle bez opěradla

Plastové ergonomické sedátko
Hliníkový kříž
Plastová kolečka
Výškově nastavitelná
375-500x350x350 mm (v. š. hl.)

32 ks



4 Učitelská katedra

Korpus DTD-L tl. 18 mm
Uzamykatelná skříňka
Ergonomická plastová úchytka
Plastová kabelová průchodka
735x1400x600 mm (v. š. hl.)

3 ks



5 Učitelská židle

Plastové ergonomické sedátko
Hliníkový kříž
Plastová kolečka
Výškově nastavitelná
424-552x601x601 mm (v. š. hl.)

4 ks



6 Kovový regál

Kovová konstrukce lakovaná
5x police DTD
Nosnost police 175 kg
Kotveno do zdi
1800x900x400 mm (v. š. hl.)

5 ks



7 Závěsný organizér

Perforovaný panel z ocelového plechu
Sada závěsných háčků na nářadí
600x1200x15 mm (v. š. hl.)

15 ks



8 Keramická pec

Komorová vypalovací pec
Trojstranné vytápění
Kovový lakovaný rám
Nerezový plášť
1520x690x900 mm (v. š. hl.)

1 ks



9 Vozík na deskový materiál

Konstrukce ze svařované oceli
3x ocelová opěrka
Možnost vložení přídatných opěrek
Pneumatická brzděná kolečka
295x1320x800 mm (v. š. hl.)

1 ks



10 Dřevěné obložení stěny

Obložení stěn niky
OSB deska tl. 18 mm
Povrchová úprava lak
2320x490x18 mm (v. š. hl.) - 2 ks
2320x1310x18 mm (v. š. hl.) - 1 ks



11 Pracovní stůl pro práci vestoje

Stolová deska buk. spárovka tl. 40 mm
Kovová podnož
880x700x2000 mm (v. š. hl.)

2 ks



12 Žákovská lavice dvoumístná

Stolová deska DTD-L tl. 18 mm
Kovová podnož
Plastové kluzáky
735x1300x500 mm (v. š. hl.)

4 ks



13 Žákovská židle

Plastové ergonomické sedátko
Kovová konstrukce
Plastové kluzáky
Vel. 6

16 ks



14 Lavice s věšáky jednostranná

Kovová konstrukce
Sedák DTD-L buk tl. 25 mm
7 kovových věšáků
1800x1200x400 mm (v. š. hl.)

4 ks



15 Lavice s věšáky jednostranná

Kovová konstrukce
Sedák DTD-L buk tl. 25 mm
9 kovových věšáků
1800x1600x400 mm (v. š. hl.)

4 ks



NÁZEV ZAKÁZKY: ZŠ JAVORNÍK - POLYTECHNIKA	NÁZEV VÝKRESU: VÝPIS PRVKŮ	FORMÁT: A3	PROJEKTANT: Ing. arch. TEREZA TOMANOVÁ, +420 778 080 993, tomanova@minimalistic.cz	MINI MALI STIC.
ČÁST: DISPOZICE	Č. VÝKRESU: 01.03	DATUM: 18.05.2022	MĚŘÍTKO: x:xx	
ZODPOVĚDNÝ PROJEKTANT: JAN ŠTECH, +420 778 080 851, stech@minimalistic.cz				

16 Lavice s věšáky oboustranná

Kovová konstrukce
Sedák DTD-L buk tl. 25 mm
14 kovových věšáků
1800x1200x800 mm (v. š. hl.)

2 ks



17 Žákovská lavice jednomístná

Stolová deska DTD-L tl. 18 mm
Kovová podnož
Plastové kluzáky
760x800x585 mm (v. š. hl.)

8 ks



18 Skříň policová s dveřmi

5 ukládacích úrovní - 4 police
Korpus DTD-L tl. 18 mm
Uzamykatelné dveře
Ergonomická plastová úchytka
1825x800x420 mm (v. š. hl.)

4 ks



19 Pracovní stůl pro skupinovou práci

Stolová deska DTD-L tl. 25 mm
Kovová podnož
735x2000x800 mm (v. š. hl.)


2 ks



20 Kancelářský stůl

Stolová deska DTD-L tl. 18 mm
Kovová podnož
Plastová kabelová průchodka
Plastové kluzáky
735x1600x700 mm (v. š. hl.)

1 ks

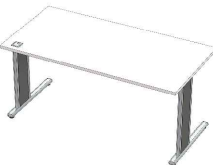

21 Kancelářský stůl

Stolová deska DTD-L tl. 18 mm
Kovová podnož
Plastová kabelová průchodka
Plastové kluzáky
2x Přípojné místo pro 3 pracovní stanice
735x1200x600 mm (v. š. hl.)


3 ks



22 Čalouněná lavice

Korpus DTD-L tl. 18 mm
Čalouněný sedák a opěradlo
450x1530x450 mm (v. š. hl.)

1 ks

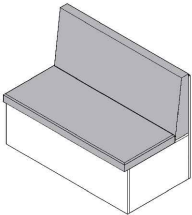

23 Kancelářská židle

Čalouněný sedák
Čalouněný opěrák
Ocelový chromovaný kříž
Výškově nastavitelná
440-530x460x580 mm (v. š. hl.)

4 ks



24 Věšáková stěna se zrcadlem

Deska DTD-L tl. 18 mm
Zrcadlo lepené na desku
5x dvojháček
1700x800x18 mm (v. š. hl.)

1 ks



25 Mobilní přednáškový stůl

Stolová deska DTD-L tl. 18 mm
Kovová podnož
Plastová brzděná kolečka
Výškově nastavitelný
710-115x670x560 mm (v. š. hl.)

1 ks



26 Jídelní stůl

Stolová deska DTD tl. 18 mm
+ oboustranně HPL folie
Kovová podnož
735x1200x800 mm (v. š. hl.)

4 ks



27 Jídelní židle

Ergonomická plastová skořepina
Dřevěná podnož
Zpevněno ocelovým křížem
460x460x510 mm (v. š. hl.)


16 ks



28 Robotický ostrůvek s úložnými boxy

Korpus DTD-L tl. 18 mm
Pracovní deska DTD tl. 18 mm + HPL folie
Se zvýšeným lemem po obvodu
Zafrézované úchytky
2x skříň s dveřmi policová
4x skříň otevřená s plastovými boxy
24 párů vodicích lišt
8x plastový box F3, 16x plastový box F2
850x2200x1200 mm (v. š. hl.)


2 ks

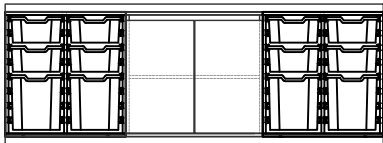

29 Mobilní skříň s úložnými boxy

Korpus DTD-L tl. 18 mm
12 párů vodicích lišt
12x plastový box F2
Plastová brzděná kolečka
800x1050x480 mm (v. š. hl.)

2 ks

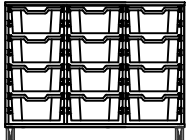

30 Kaskádovité sezení

Sezení v různých výškách
Korpus DTD-L tl. 18 mm
Čalouněné sedáky
1350x2250x2250 mm (v. š. hl.)

2 ks



NÁZEV ZAKÁZKY: ZŠ JAVORNÍK - POLYTECHNIKA	NÁZEV VÝKRESU: VÝPIS PRVKŮ	FORMÁT: A3	PROJEKTANT: Ing. arch. TEREZA TOMANOVÁ, +420 778 080 993, tomanova@minimalistic.cz	MINI MALI STIC.
ČÁST: DISPOZICE	Č. VÝKRESU: 01.04	DATUM: 18.05.2022	MĚŘÍTKO: x:xx	
ZODPOVĚDNÝ PROJEKTANT: JAN ŠTECH, +420 778 080 851, stech@minimalistic.cz				

31 Modulární sedací prvek

Konstrukce DTD-L tl. 18 mm
Měkkicí vrstva - pojená pěna
Látkové čalounění
380x1100x725 mm (v. š. hl.)

3 ks



32 Mobilní knihovna

2 police - 3 ukládací úrovně
Korpus DTD-L tl. 18 mm
Plastová brzděná kolečka
1100x1525x425 mm (v. š. hl.)

1 ks



33 Balanční stolička

Ergonomický sedák
Sedák Ø 345, výška 460 mm

6 ks



34 Skříň policová s dveřmi

5 ukládacích úrovní - 4 police
Korpus DTD-L tl. 18 mm
Uzamykatelné dveře
Ergonomická plastová úchytky
1825x800x620 mm (v. š. hl.)


2 ks



35 Tvarové sezení molekula

Měkkicí vrstva - pojená pěna
Kožený potah
Set 2 velikostí
120x810x770 (v. š. hl.)
240x810x770 (v. š. hl.)

2x set po 2 ks

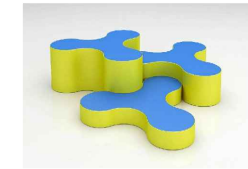

45 Kovový regál

Kovová konstrukce lakovaná
3x police DTD
Nosnost police 175 kg
Kotveno do zdi
900x750x350 mm (v. š. hl.)

2 ks



36 Nika s vnitřním sezením a stolečkem

Korpus DTD-L tl. 18 mm
Polstrovaný sedák
Elektrická dvojjásuvka pod stolečkem
2000x2000x600 mm (v. š. hl.)

2 ks



37 Žákovský stůl s přípojným místem

Stolová deska DTD-L tl. 25 mm
Kovová podnož
Plastová brzděná kolečka
Plastový kabelový svod
El. přípojně místo
735x1200x1200 mm (v. š. hl.)

4 ks



38 Žákovská židle kolečková

Plastové ergonomické sedátko
Hliníkový kříž
Plastová kolečka
424-552x500x520mm (v. š. hl.)


16 ks



39 Skříň policová s dveřmi nízká

2 ukládacích úrovně - 1 police
Korpus DTD-L tl. 18 mm
Uzamykatelné dveře
Ergonomická plastová úchytky
768x800x620 mm (v. š. hl.)


6 ks

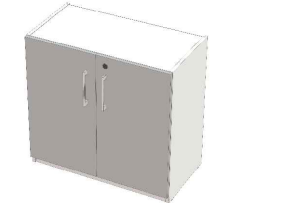

40 Věšáková stěna

Deska DTD-L tl. 18 mm
10x dvojháček
1700x800x18 mm (v. š. hl.)

1 ks

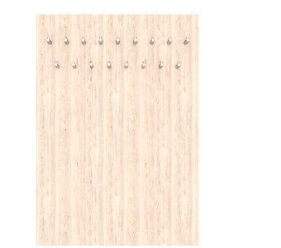

41 Žákovský pracovní stůl

Stolová deska DTD-L tl. 18 mm
Kovová podnož
Plastová kabelová průchodka
Plastové kluzáky
735x1300x600 mm (v. š. hl.)

4 ks



42 Skříň policová otevřená

5 ukládacích úrovní - 4 police
Korpus DTD-L tl. 18 mm
1825x800x400 mm (v. š. hl.)

2 ks



43 Popisovatelná tabule

Hliníkový rám
Bílý lakovaný povrch
Určeno pro popis fixem
1200x1800x30 mm (v. š. hl.)

3 ks



44 Cvičná kuchyně

Korpus skříní DTD-L tl. 18 mm
Dveře skříní DTD-L tl. 18 mm
Pracovní deska postforming tl. 38 mm
Ergonomické plastové úchytky
Zafrézovaný LED pásek


Ostrůvek - 6x Spodní skříň policová otevřená š. 800 mm

3x Spodní skříň policová s dveřmi š. 440 mm
3x Spodní skříň zásuvková š. 400 mm
3x Spodní skříň pro vestavnou troubu š. 600 mm
2x Spodní skříň pro vestavnou myčku š. 600 mm
2x Spodní skříň dřezová s dveřmi š. 500 mm
1x Spodní skříň dřezová s dveřmi š. 600 mm

3x Horní skříň policová s dveřmi š. 440 mm
4x Horní skříň policová s dveřmi š. 600 mm
2x Horní skříň policová s dveřmi š. 800 mm
3x Horní skříň pro vestavnou digestoř š. 600 mm
1x Vysoká skříň pro vestavnou lednici š. 600 mm
1x Vysoká skříň kombinovaná š. 600 mm - 2x prostor pro vestavnou MT, spodní a horní skřín s dveřmi

2x vestavná lednice vysoká
3x nerezový dřez s baterií
3x plynová varná deska
3x vestavná trouba
2x vestavná myčka
3x digestoř
3x vestavný sortér

NÁZEV ZAKÁZKY: ZŠ JAVORNÍK - POLYTECHNIKA		NÁZEV VÝKRESU: VÝPIS PRVKŮ	FORMÁT: A3	PROJEKTANT: Ing. arch. TEREZA TOMANOVÁ, +420 778 080 993, tomanova@minimalistic.cz	MINI MALI STIC.
ČÁST: DISPOZICE	Č. VÝKRESU: 01.05	DATUM: 18.05.2022	MĚŘÍTKO: x:xx	ZODPOVĚDNÝ PROJEKTANT: JAN ŠTECH, +420 778 080 851, stech@minimalistic.cz	

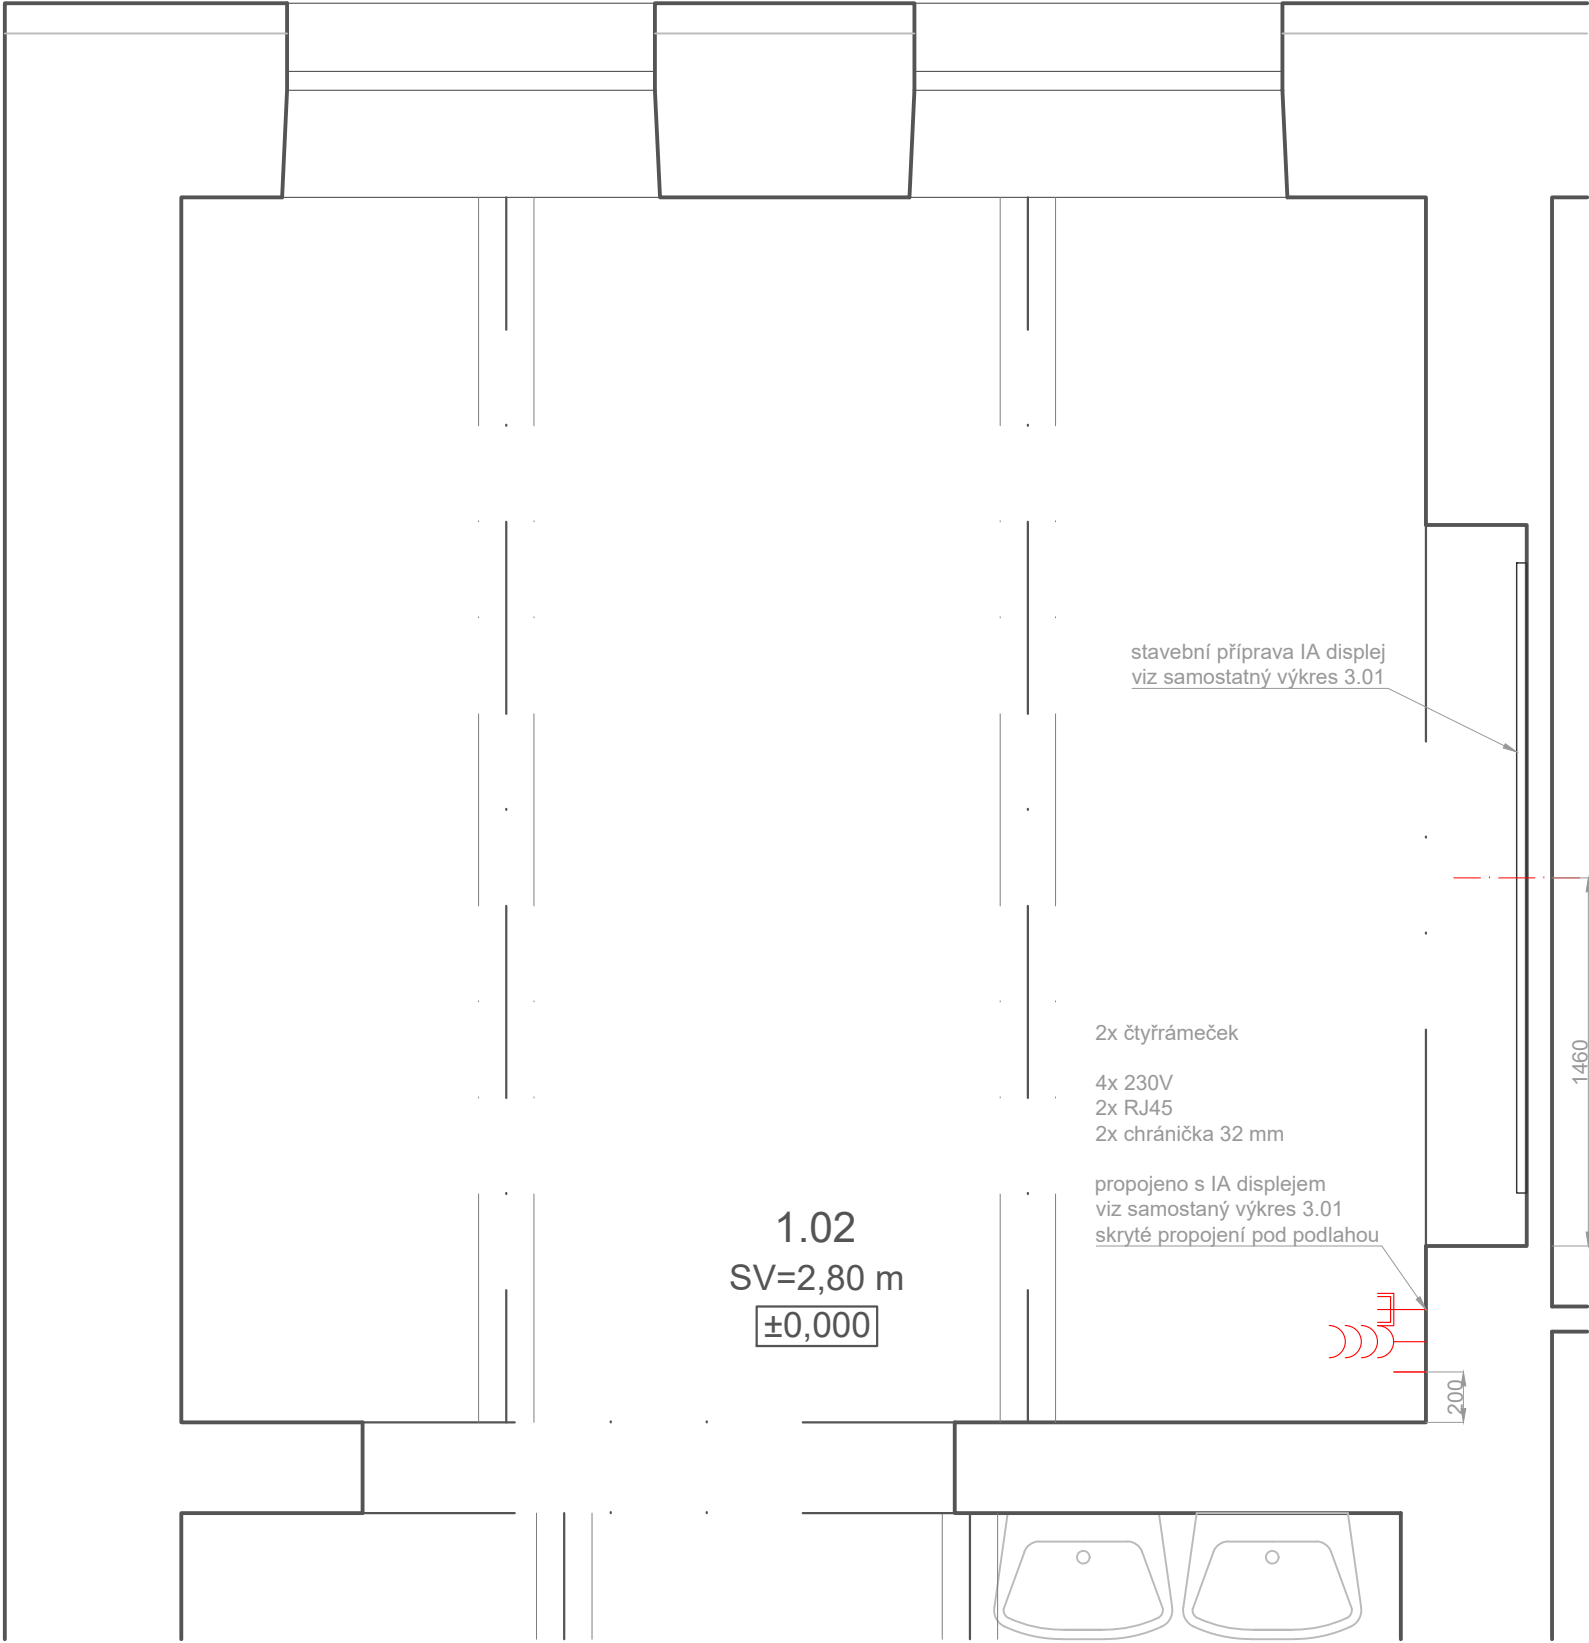

VÝŠKY PŘÍSTROJŮ


ZÁSUVKY 230V	350 MM
VYPÍNAČE, OVLADAČE ROLET	1200 MM
NÁSTĚNNÉ SVÍTIDLO	500 MM POD STROPEM
SVÍTIDLO NAD SCH.STUPNĚM A NAD PODLAHOU	300 MM

LEGENDA SYMBOLŮ ELEKTROINSTALACE

	EL. ZÁSUVKA 230V - JEDNODUCHÁ
	EL. ZÁSUVKA 230 V - ČTYŘRÁMEČEK
	STK, DATOVÁ ZÁSUVKA 2xRJ45
	CHRÁNIČKA 32 mm

NÁZEV ZAKÁZKY: ZŠ JAVORNÍK - POLYTECHNIKA	NÁZEV VÝKRESU: 1.02 ELEKTROINSTALACE	FORMÁT: A3	PROJEKTANT: Ing. arch. TEREZA TOMANOVÁ, +420 778 080 993, tomanova@minimalistic.cz	MINI MALI STIC.
ČÁST: DISPOZICE	Č. VÝKRESU: 02.01	DATUM: 09.05.2022	MĚŘÍTKO: 1:30	
ZODPOVĚDNÝ PROJEKTANT: JAN ŠTECH, +420 778 080 851, stech@minimalistic.cz				

**MINI
MALI
STIC.**

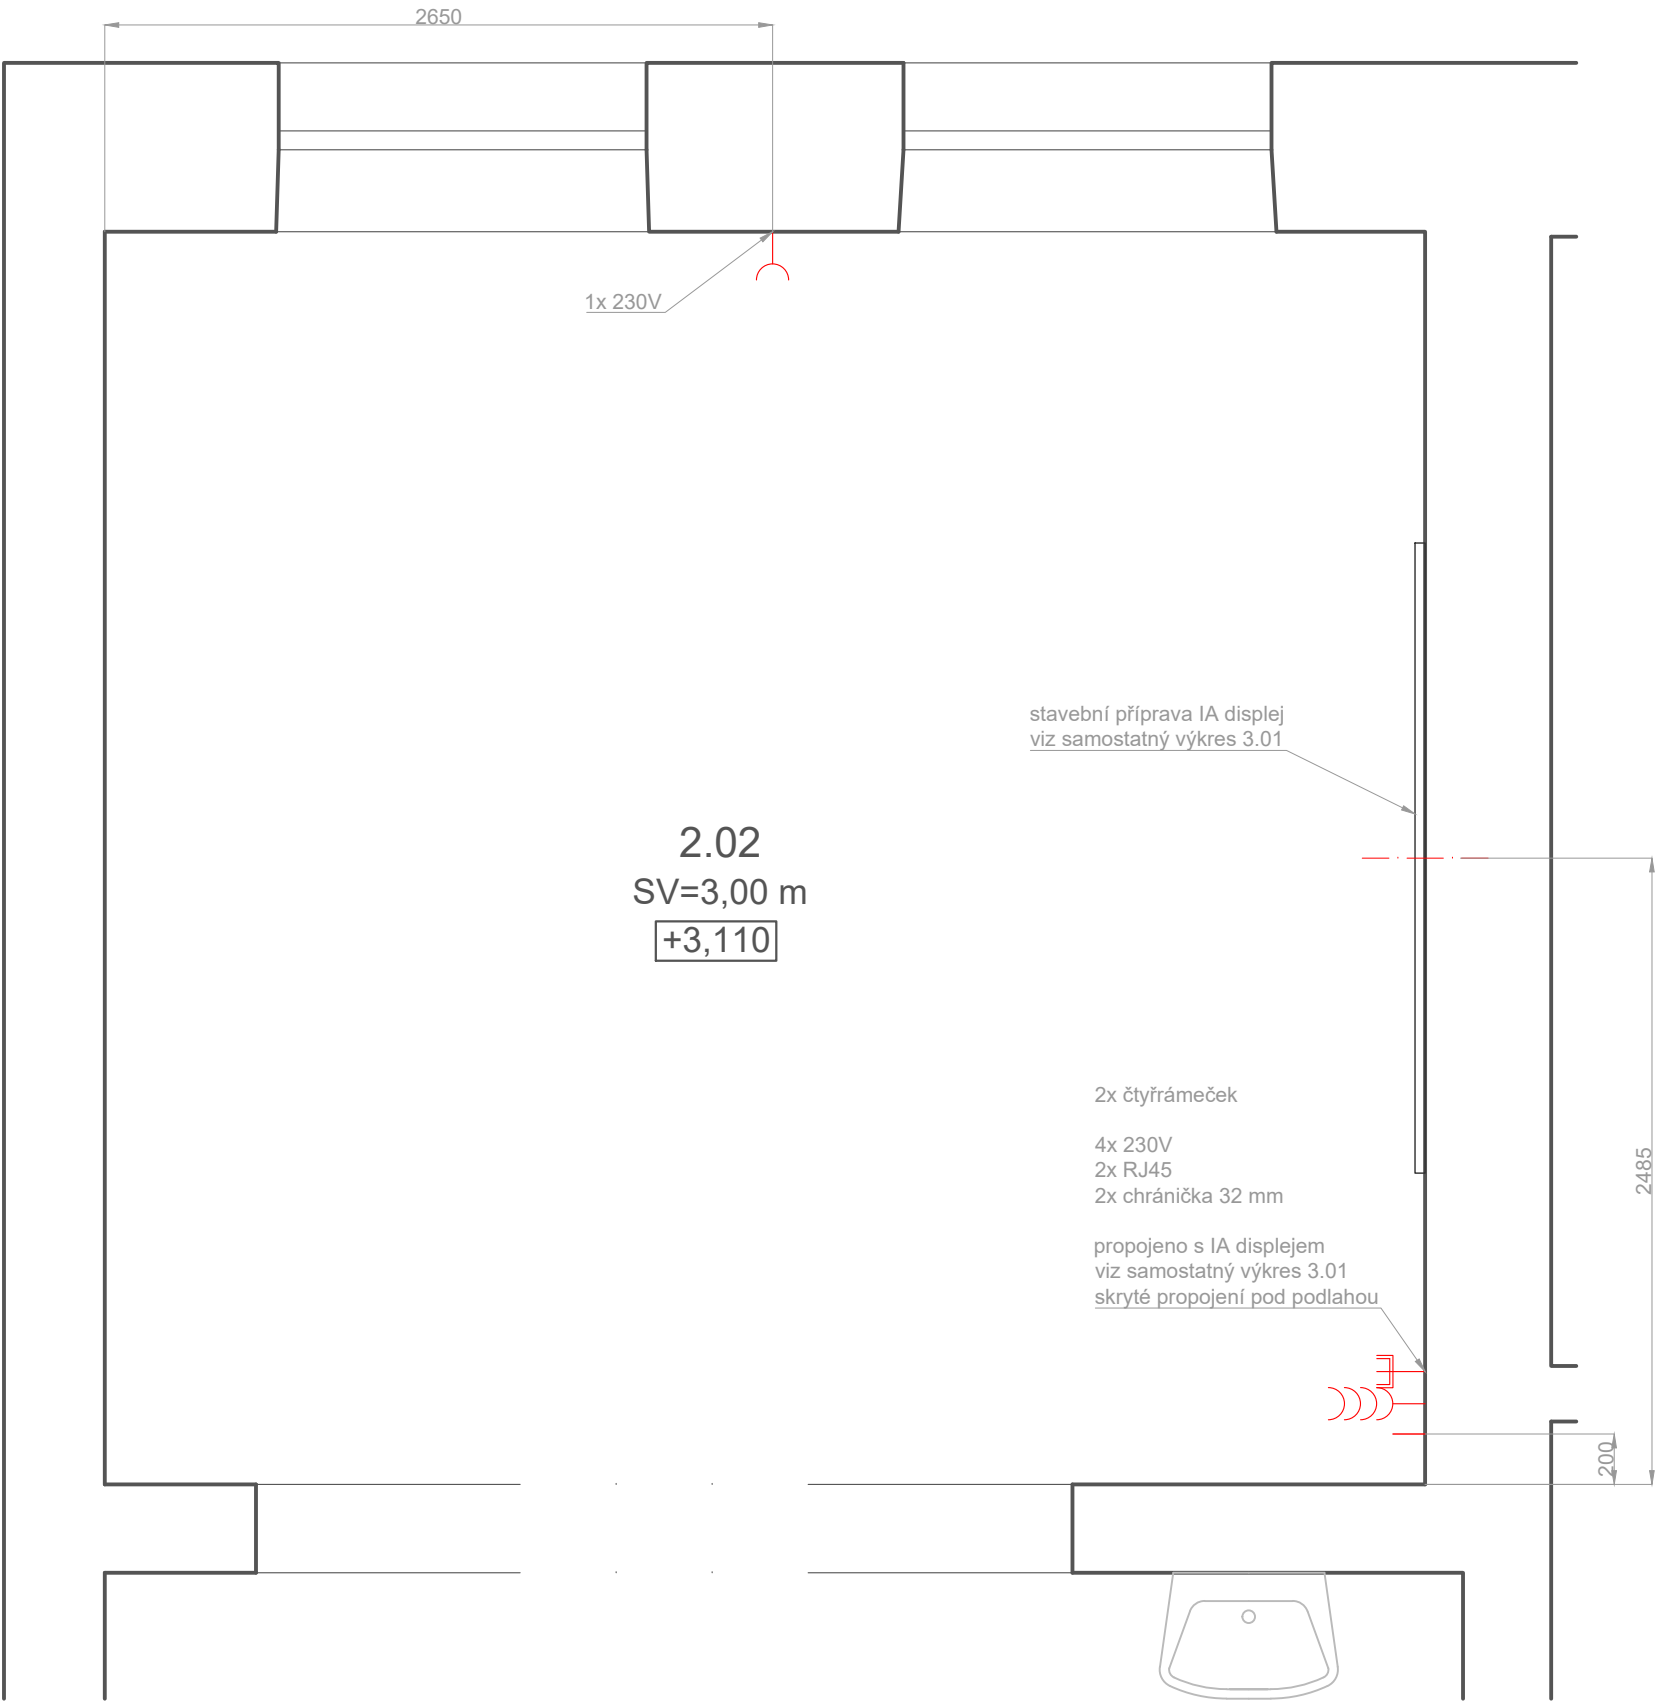


VÝŠKY PŘÍSTROJŮ

ZÁSUVKY 230V	350 MM
VYPÍNAČE, OVLADAČE ROLET	1200 MM
NÁSTĚNNÉ SVÍTIDLO	500 MM POD STROP
SVÍTIDLO NAD SCH.STUPNĚM A NAD PODLAHOU	300 MM

LEGENDA SYMBOLŮ ELEKTROINSTALACE

	EL. ZÁSUVKA 230V - JEDNODUCHÁ	
	EL. ZÁSUVKA 230V - DVOJRÁMEČEK	
	EL. ZÁSUVKA 230V - TROJRÁMEČEK	
	EL. ZÁSUVKA 230 V - ČTYŘRÁMEČEK	
	STK, DATOVÁ ZÁSUVKA 1xRJ45	
	STK, DATOVÁ ZÁSUVKA 2xRJ45	
	CHRÁNIČKA 32 mm	
	KABELOVÝ VÝVOD	


NÁZEV ZAKÁZKY: ZŠ JAVORNÍK - POLYTECHNIKA	NÁZEV VÝKRESU: 2.02 ELEKTROINSTALACE	FORMÁT: A3	PROJEKTANT: Ing. arch. TEREZA TOMANOVÁ, +420 778 080 993, tomanova@minimalistic.cz	MINIMALISTIC.
ČÁST: DISPOZICE	Č. VÝKRESU: 02.03	DATUM: 09.05.2022	MĚŘÍTKO: 1:30	
ZODPOVĚDNÝ PROJEKTANT: JAN ŠTECH, +420 778 080 851, stech@minimalistic.cz				

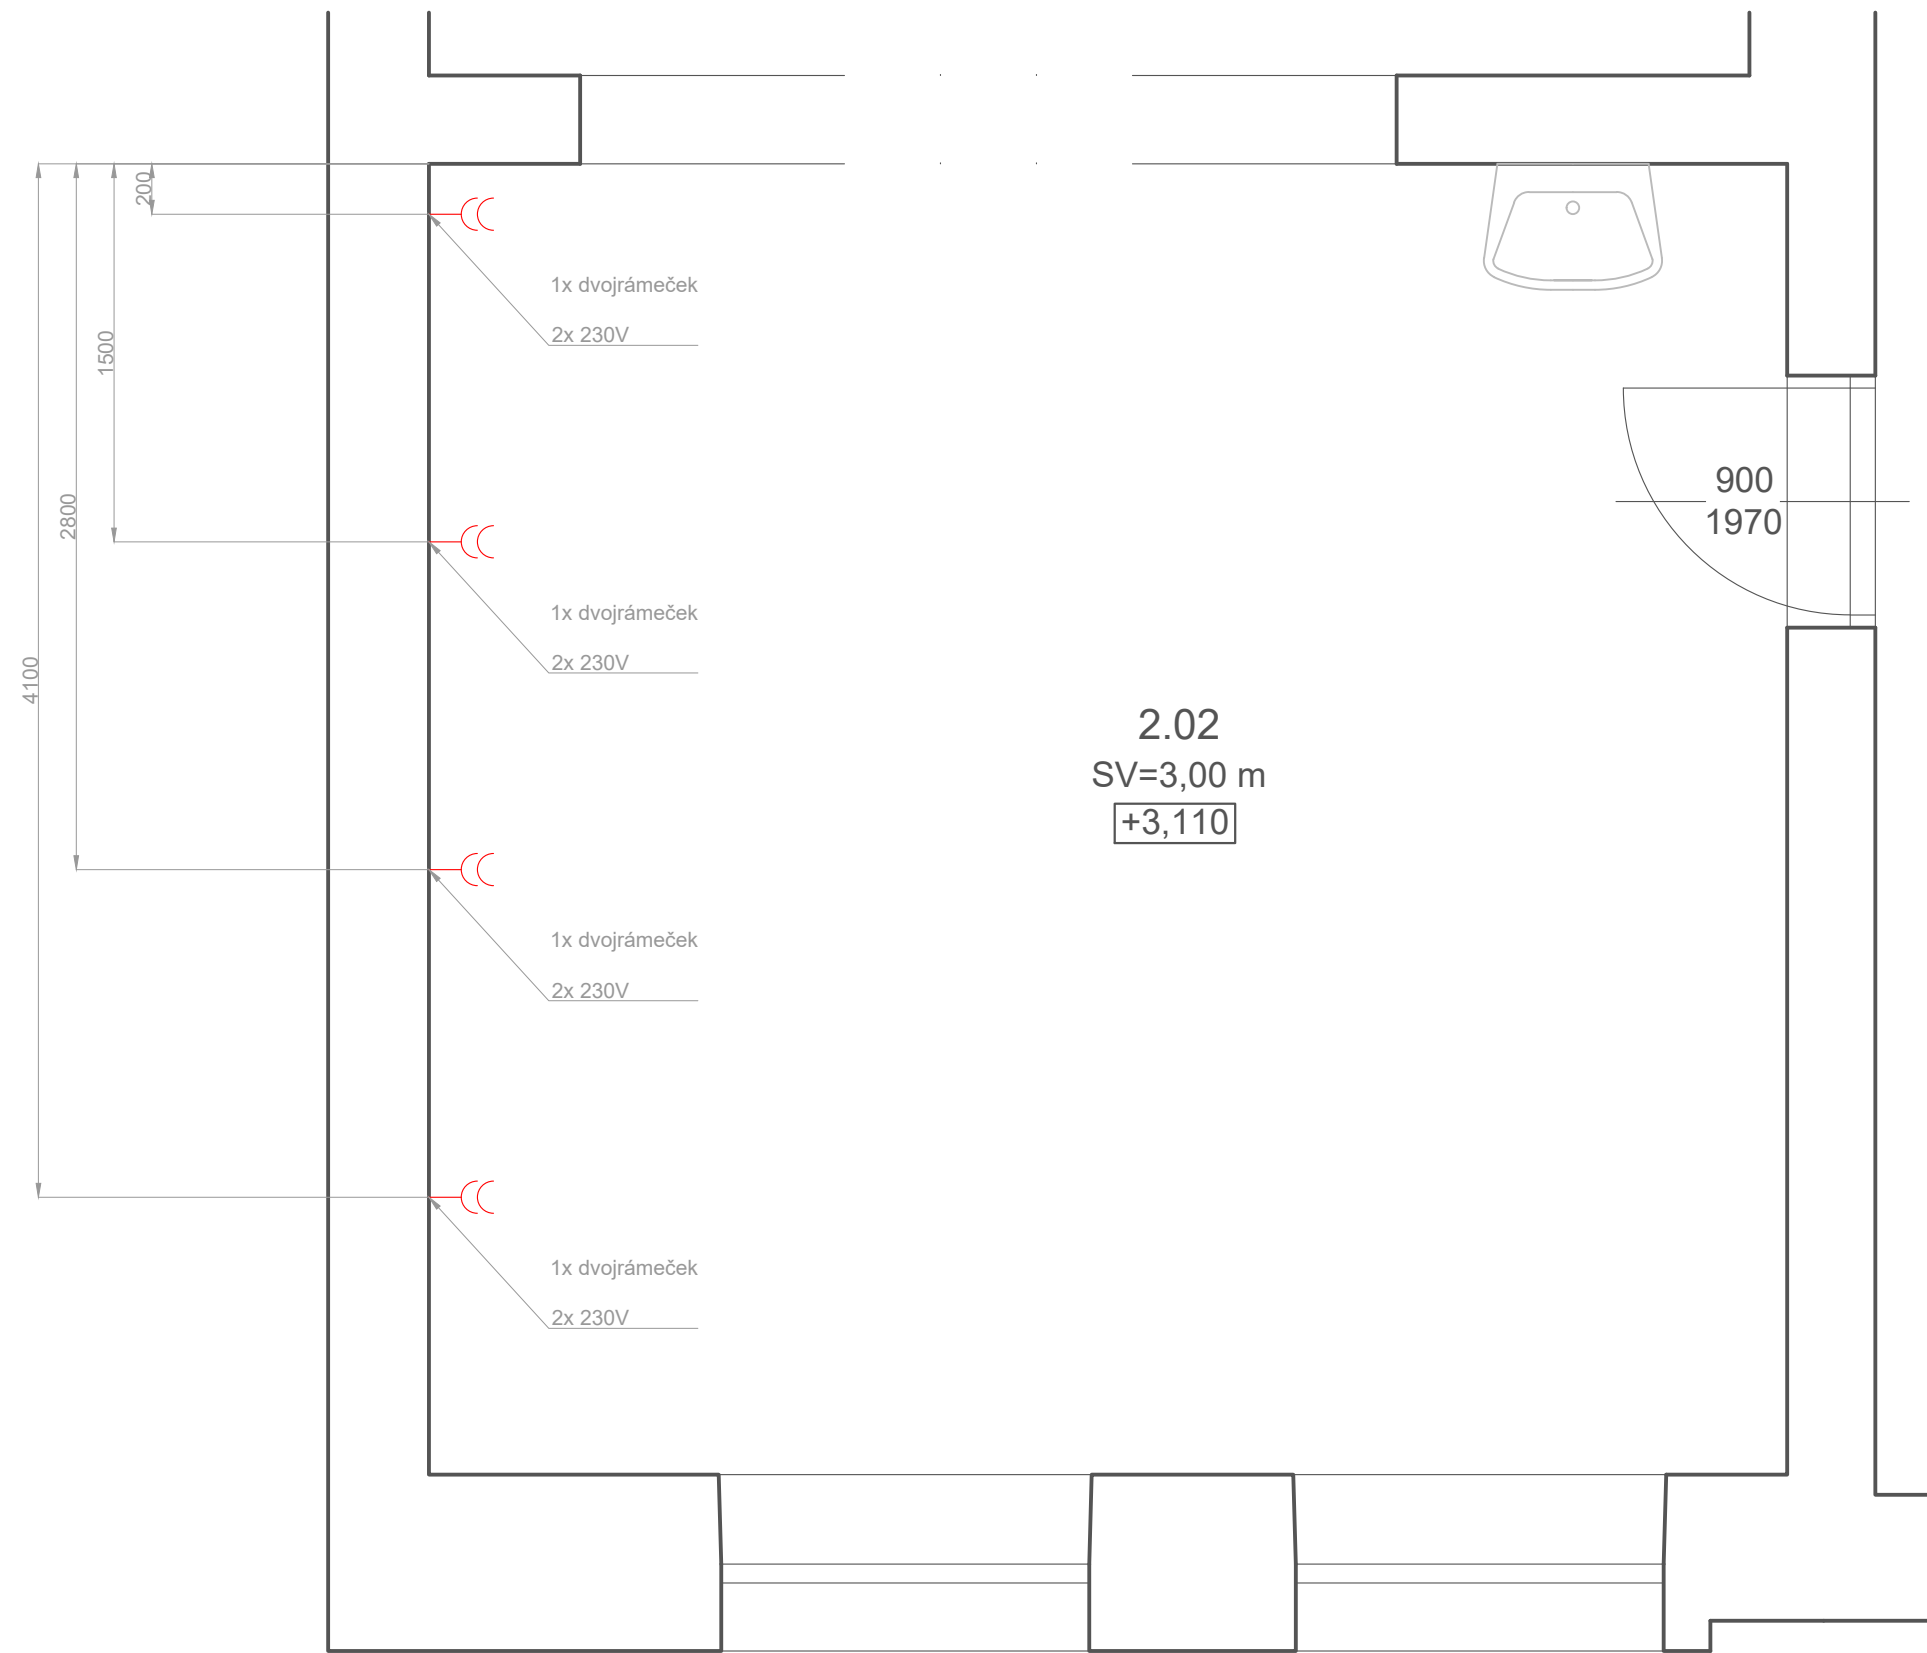

VÝŠKY PŘÍSTROJŮ	
ZÁSUVKY 230V	350 MM
VYPÍNAČE, OVLADAČE ROLET	1200 MM
NÁSTĚNNÉ SVÍTIDLO	500 MM POD STROPEM
SVÍTIDLO NAD SCH.STUPNĚM A NAD PODLAHOU	300 MM

LEGENDA SYMBOLŮ ELEKTROINSTALACE		
	EL. ZÁSUVKA 230V - JEDNODUCHÁ	
	EL. ZÁSUVKA 230V - DVOJRÁMEČEK	
	EL. ZÁSUVKA 230V - TROJRÁMEČEK	
	EL. ZÁSUVKA 230 V - ČTYŘRÁMEČEK	
	STK, DATOVÁ ZÁSUVKA 1xRJ45	
	STK, DATOVÁ ZÁSUVKA 2xRJ45	
	CHRÁNIČKA 32 mm	
	KABELOVÝ VÝVOD	

NÁZEV ZAKÁZKY: ZŠ JAVORNÍK - POLYTECHNIKA		NÁZEV VÝKRESU: 2.02 ELEKTROINSTALACE		FORMÁT: A3	PROJEKTANT: Ing. arch. TEREZA TOMANOVÁ, +420 778 080 993, tomanova@minimalistic.cz	MINI MALI STIC.
ČÁST: DISPOZICE		Č. VÝKRESU: 02.04	DATUM: 09.05.2022	MĚŘÍTKO: 1:30	ZODPOVĚDNÝ PROJEKTANT: JAN ŠTECH, +420 778 080 851, stech@minimalistic.cz	

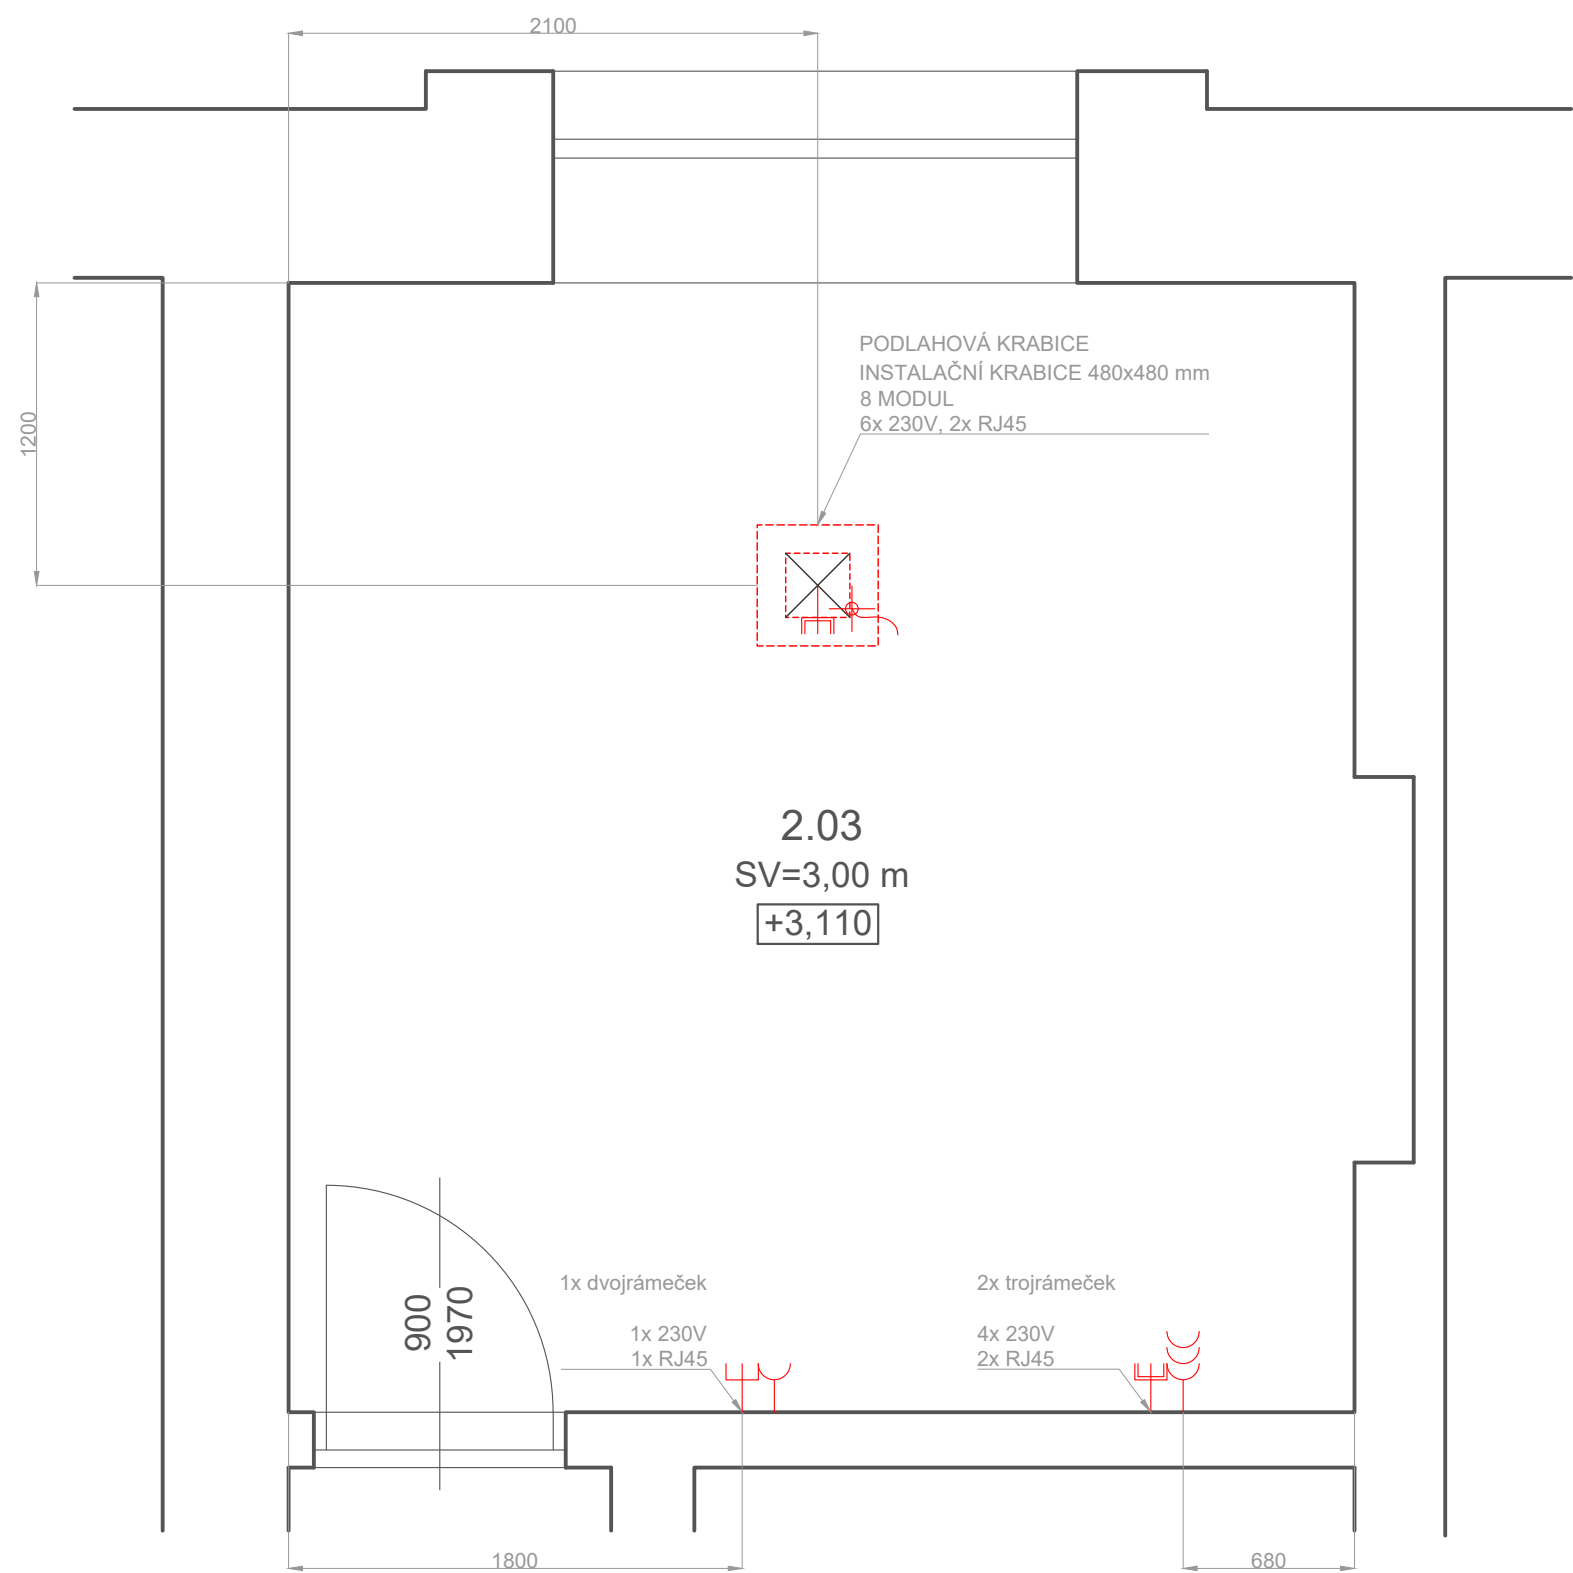


VÝŠKY PŘÍSTROJŮ

ZÁSUVKY 230V	350 MM
VYPÍNAČE, OVLADAČE ROLET	1200 MM
NÁSTĚNNÉ SVÍTIDLO	500 MM POD STROPEM
SVÍTIDLO NAD SCH.STUPNĚM A NAD PODLAHOU	300 MM

LEGENDA SYMBOLŮ ELEKTROINSTALACE

	EL. ZÁSUVKA 230V - JEDNODUCHÁ	
	EL. ZÁSUVKA 230V - DVOJRÁMEČEK	
	EL. ZÁSUVKA 230V - TROJRÁMEČEK	
	EL. ZÁSUVKA 230 V - ČTYŘRÁMEČEK	
	STK, DATOVÁ ZÁSUVKA 1xRJ45	
	STK, DATOVÁ ZÁSUVKA 2xRJ45	
	CHRÁNIČKA 32 mm	
	KABELOVÝ VÝVOD	


NÁZEV ZAKÁZKY: ZŠ JAVORNÍK - POLYTECHNIKA	NÁZEV VÝKRESU: 2.03 ELEKTROINSTALACE	FORMÁT: A3	PROJEKTANT: Ing. arch. TEREZA TOMANOVÁ, +420 778 080 993, tomanova@minimalistic.cz	MINI MALI STIC.
ČÁST: DISPOZICE	Č. VÝKRESU: 02.05	DATUM: 09.05.2022	MĚŘÍTKO: 1:30	
ZODPOVĚDNÝ PROJEKTANT: JAN ŠTECH, +420 778 080 851, stech@minimalistic.cz				

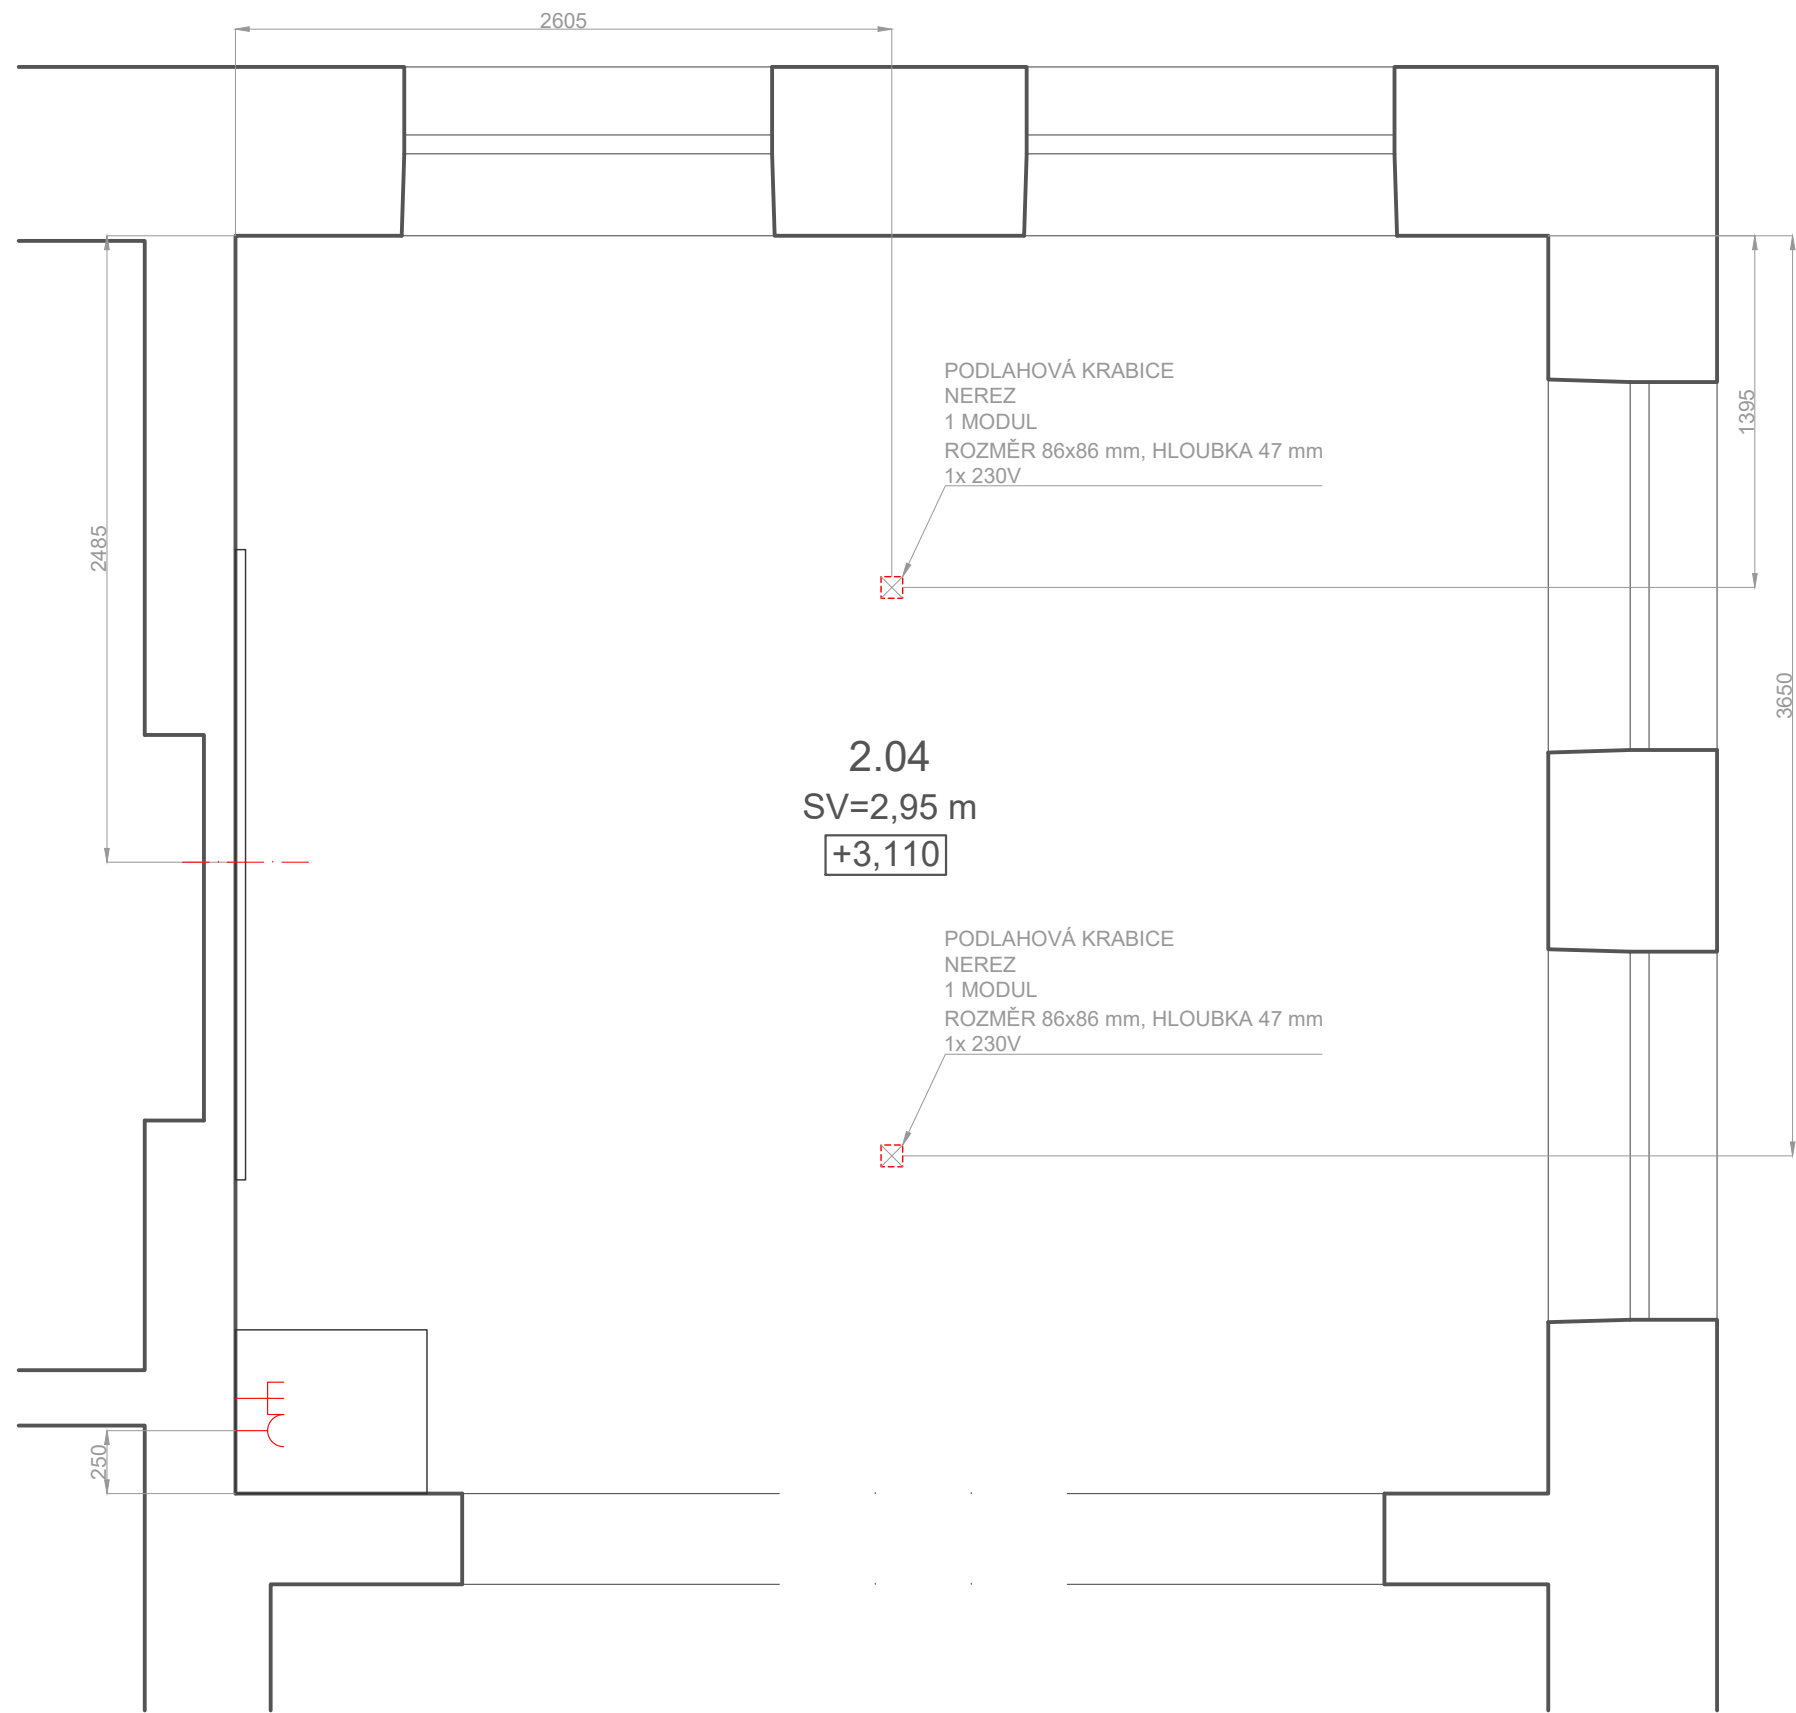

VÝŠKY PŘÍSTROJŮ	
ZÁSUVKY 230V	350 MM
VYPÍNAČE, OVLADAČE ROLET	1200 MM
NÁSTĚNNÉ SVÍTIDLO	500 MM POD STROPEM
SVÍTIDLO NAD SCH.STUPNĚM A NAD PODLAHOU	300 MM


LEGENDA SYMBOLŮ ELEKTROINSTALACE	
	EL. ZÁSUVKA 230V - JEDNODUCHÁ
	EL. ZÁSUVKA 230V - DVOJRÁMEČEK
	EL. ZÁSUVKA 230V - TROJRÁMEČEK
	EL. ZÁSUVKA 230 V - ČTYŘRÁMEČEK
	STK, DATOVÁ ZÁSUVKA 1xRJ45
	STK, DATOVÁ ZÁSUVKA 2xRJ45
	CHRÁNIČKA 32 mm
	KABELOVÝ VÝVOD

NÁZEV ZAKÁZKY: ZŠ JAVORNÍK - POLYTECHNIKA	NÁZEV VÝKRESU: 2.04 ELEKTROINSTALACE	FORMÁT: A3	PROJEKTANT: Ing. arch. TEREZA TOMANOVÁ, +420 778 080 993, tomanova@minimalistic.cz	MINIMALISTIC.
ČÁST: DISPOZICE	Č. VÝKRESU: 02.06	DATUM: 09.05.2022	MĚŘÍTKO: 1:30	
ZODPOVĚDNÝ PROJEKTANT: JAN ŠTECH, +420 778 080 851, stech@minimalistic.cz				

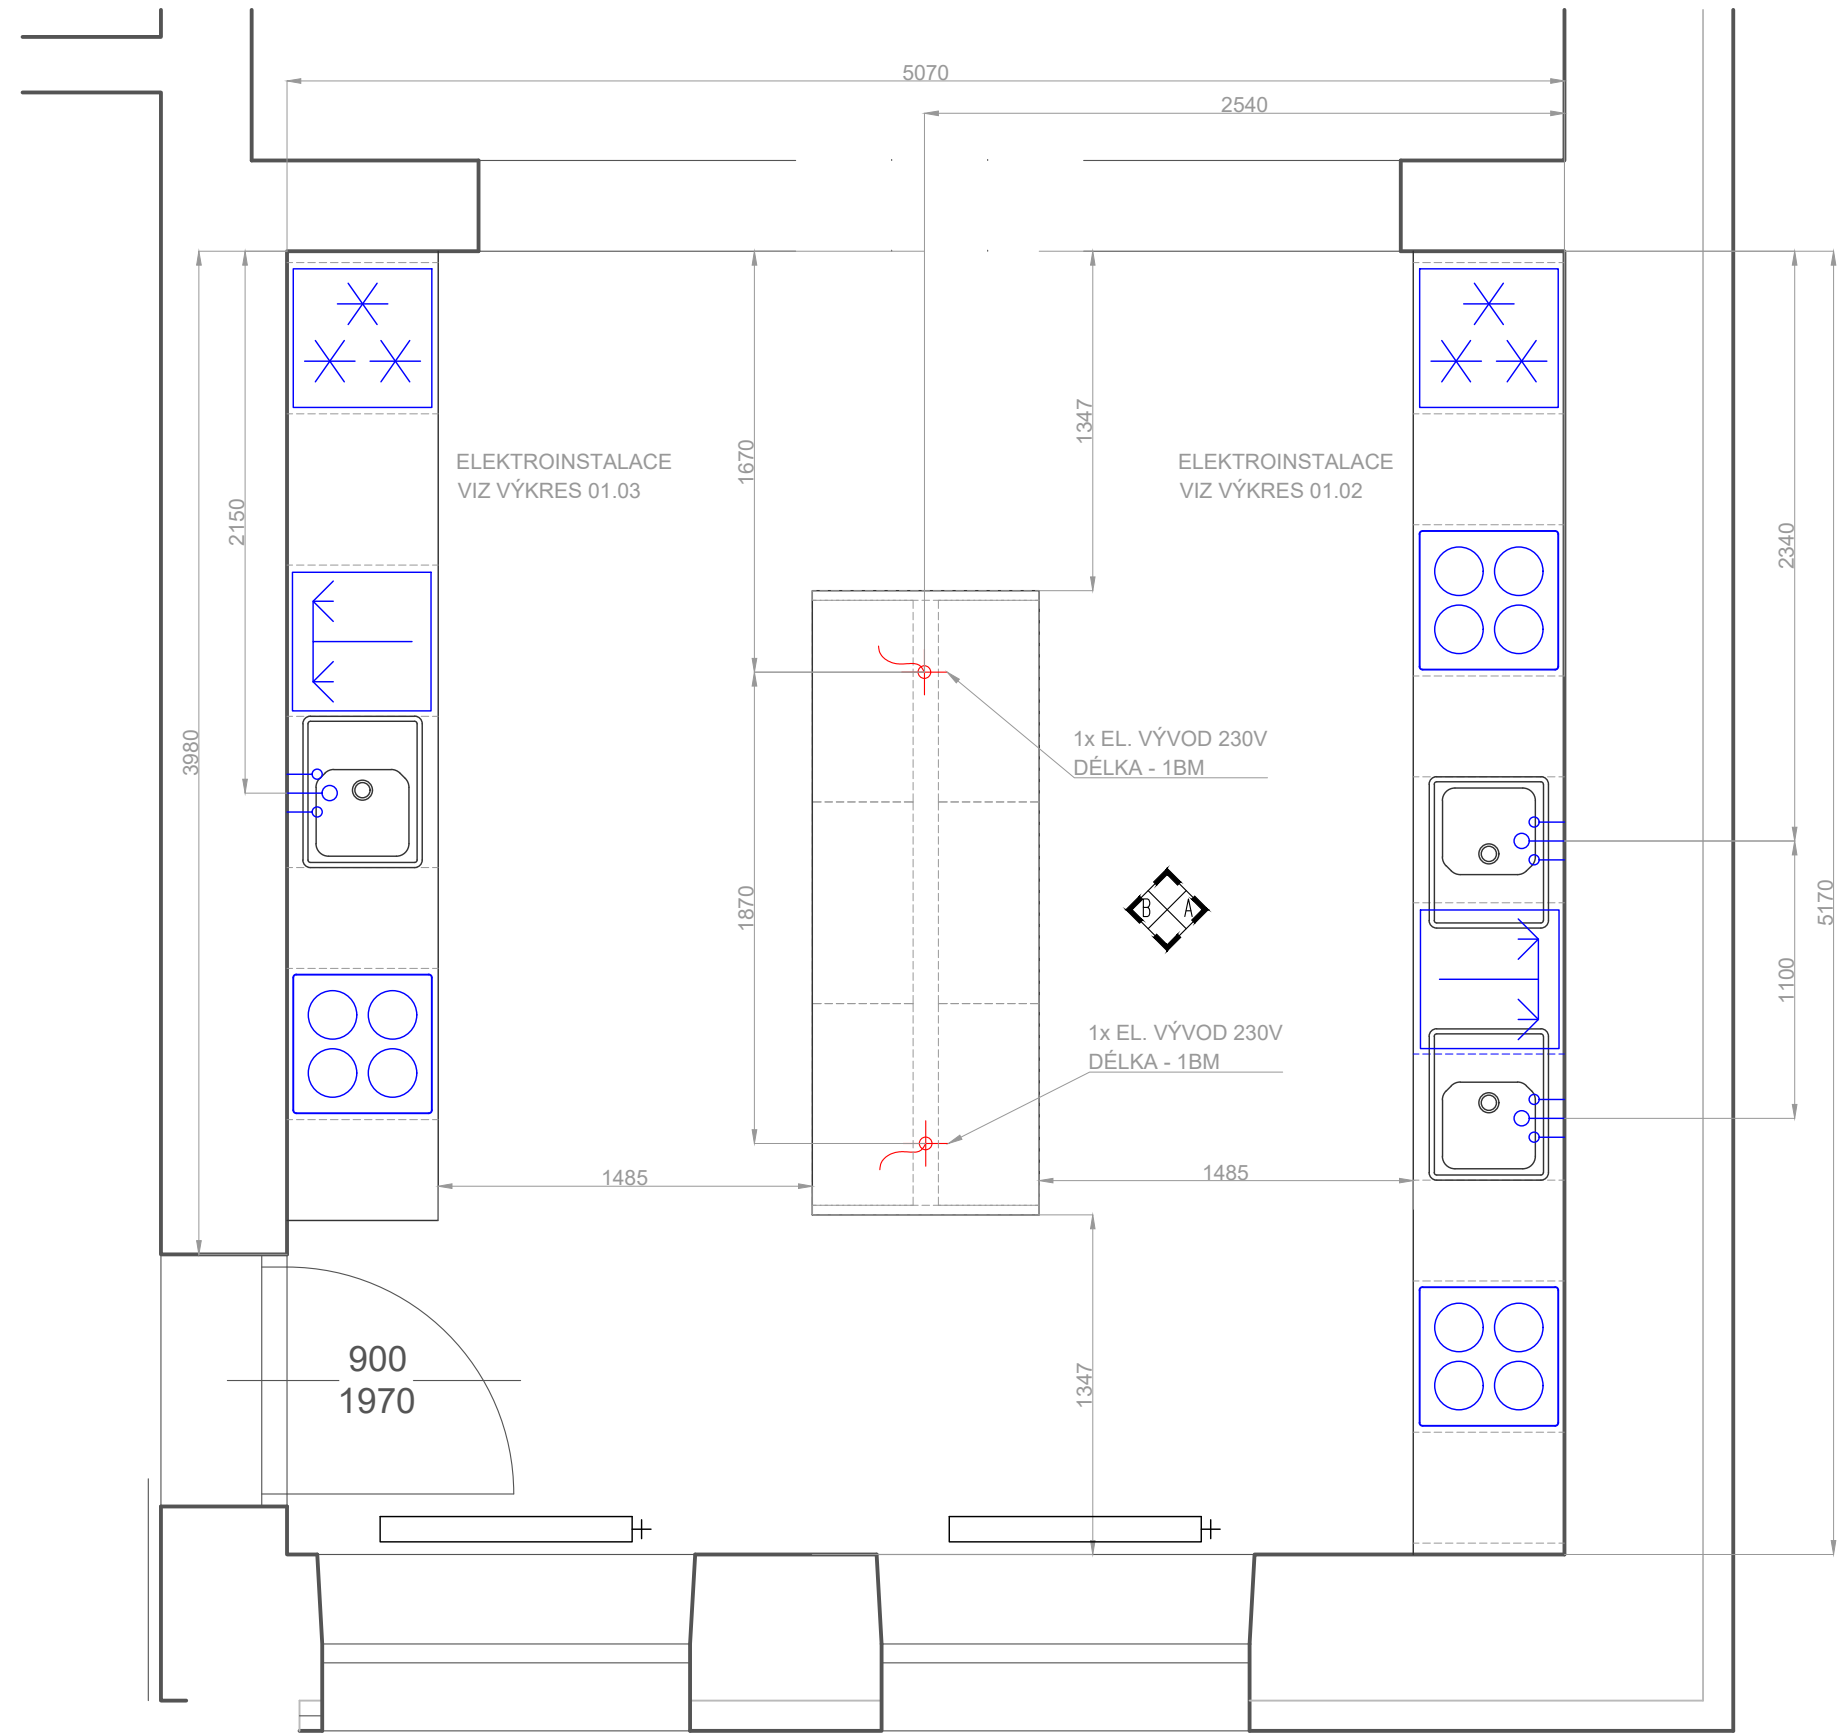

NÁZEV ZAKÁZKY: ZŠ JAVORNÍK - POLYTECHNIKA		NÁZEV VÝKRESU: 2.04 ELEKTROINSTALACE		FORMÁT: A3	PROJEKTANT: Ing. arch. TEREZA TOMANOVÁ, +420 778 080 993, tomanova@minimalistic.cz
ČÁST: DISPOZICE		Č. VÝKRESU: 02.07	DATUM: 09.05.2022	MĚŘÍTKO: 1:30	ZODPOVĚDNÝ PROJEKTANT: JAN ŠTECH, +420 778 080 851, stech@minimalistic.cz

MINI
MALI
STIC.

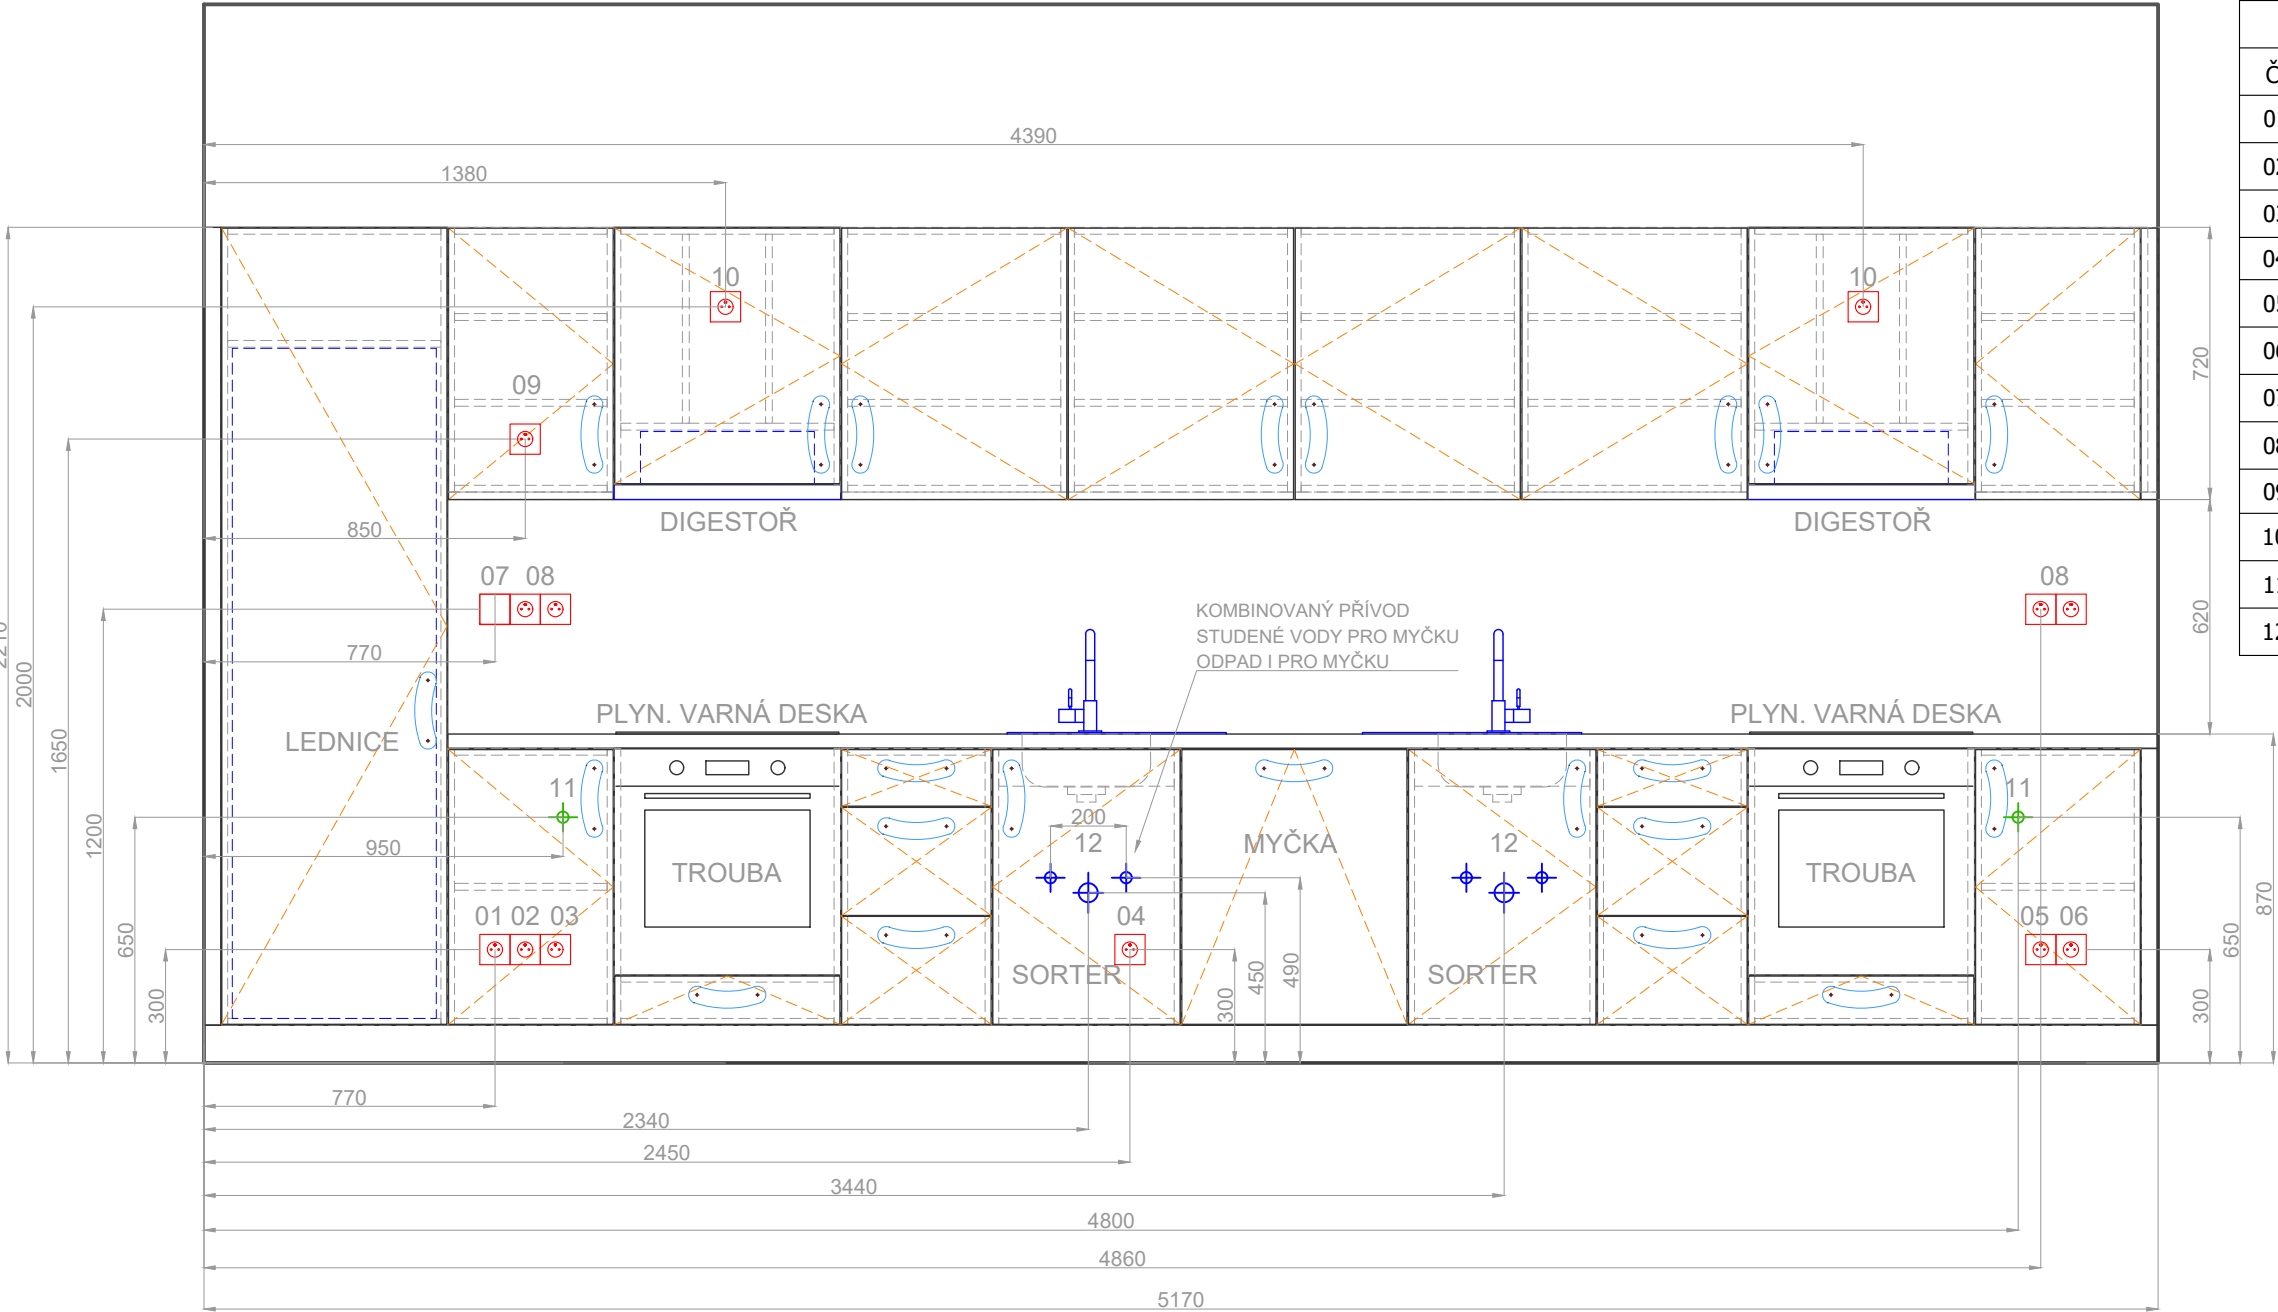


LEGENDA ELEKTROINSTALACE	
Č.	POPIS
01	ZÁSUVKA 230 V - LEDNICE
02	ZÁSUVKA 230 V - TROUBA
03	ZÁSUVKA 230 V - PLYNOVÁ VARNÁ DESKA (JISKRA)
04	ZÁSUVKA 230 V - MYČKA
05	ZÁSUVKA 230 V - TROUBA
06	ZÁSUVKA 230 V - PLYNOVÁ VARNÁ DESKA (JISKRA)
07	VYPÍNAČ JEDNODUCHÝ - PRO LED PÁS
08	2X ZÁSUVKA 230 V
09	VYPÍNATELNÁ ZÁSUVKA PRO LED PÁS
10	ZÁSUVKA 230 V - DIGESTOŘ
11	PŘÍVOD PLYNU
12	PŘÍVOD VODY - TUV, SUV, ODPAD

LEGENDA SYMBOLŮ

	EL. ZÁSUVKA 230V - JEDNODUCHÁ
	EL. ZÁSUVKA 230V - DVOJRÁMEČEK
	EL. ZÁSUVKA 230V - TROJRÁMEČEK
	EL. ZÁSUVKA 230V + VYPÍNAČ LED PÁSU - TROJRÁMEČEK
	EI. VÝVOD 230V
	PŘÍVOD PLYNU
	PŘÍVOD VODY, ODPAD


NÁZEV ZAKÁZKY: ZŠ JAVORNÍK - POLYTECHNIKA	NÁZEV VÝKRESU: ELEKTROINSTALACE	FORMÁT: A3	PROJEKTANT: Ing. arch. TEREZA TOMANOVÁ, +420 778 080 993, tomanova@minimalistic.cz	MINI MALI STIC.
ČÁST: DISPOZICE	Č. VÝKRESU: 02.08	DATUM: 09.05.2022	MĚŘÍTKO: 1:20	
ZODPOVĚDNÝ PROJEKTANT: JAN ŠTECH, +420 778 080 851, stech@minimalistic.cz				

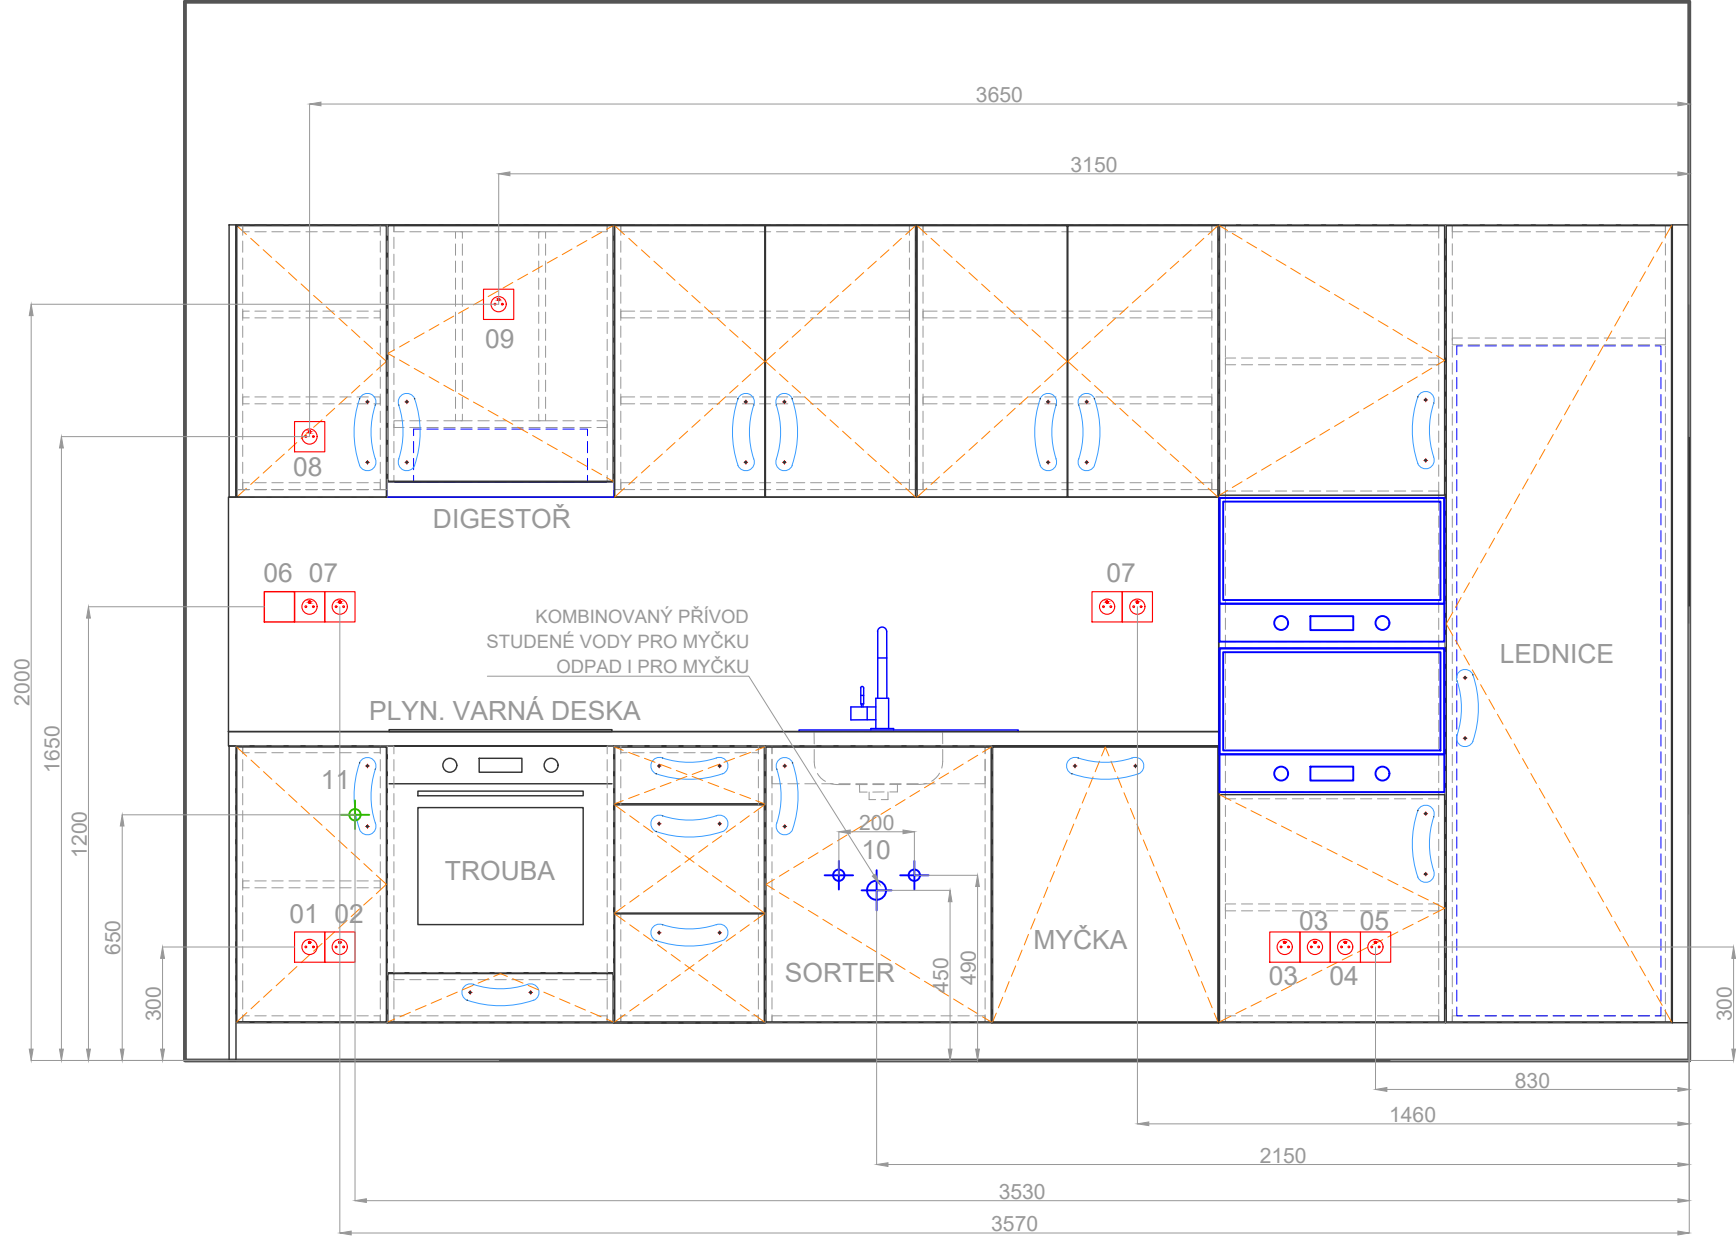

LEGENDA ELEKTROINSTALACE	
Č.	POPIS
01	ZÁSUVKA 230 V - TROUBA
02	ZÁSUVKA 230 V - PLYNOVÁ VARNÁ DESKA (JISKRA)
03	ZÁSUVKA 230 V - MIKROVLNNÁ TROUBA
04	ZÁSUVKA 230 V - MYČKA
05	ZÁSUVKA 230 V - LEDNICE
06	VYPÍNAČ JEDNODUCHÝ - PRO LED PÁS
07	2X ZÁSUVKA 230 V
08	VYPÍNATELNÁ ZÁSUVKA PRO LED PÁS
09	ZÁSUVKA 230 V - DIGESTOŘ
10	PŘÍVOD VODY - TUV, SUV, ODPAD
11	PŘÍVOD PLYNU

LEGENDA SYMBOLŮ	
	EL. ZÁSUVKA 230V - JEDNODUCHÁ
	EL. ZÁSUVKA 230V - DVOJRÁMEČEK
	EL. ZÁSUVKA 230V - TROJRÁMEČEK
	EL. ZÁSUVKA 230V + VYPÍNAČ LED PÁSU - TROJRÁMEČEK
	EI. VÝVOD 230V
	PŘÍVOD PLYNU
	PŘÍVOD VODY, ODPAD

NÁZEV ZAKÁZKY: ZŠ JAVORNÍK - POLYTECHNIKA	NÁZEV VÝKRESU: ELEKTROINSTALACE	FORMÁT: A3	PROJEKTANT: Ing. arch. TEREZA TOMANOVÁ, +420 778 080 993, tomanova@minimalistic.cz	MINI MALI STIC.
ČÁST: DISPOZICE	Č. VÝKRESU: 02.09	DATUM: 09.05.2022	MĚŘÍTKO: 1:20	
ZODPOVĚDNÝ PROJEKTANT: JAN ŠTECH, +420 778 080 851, stech@minimalistic.cz				

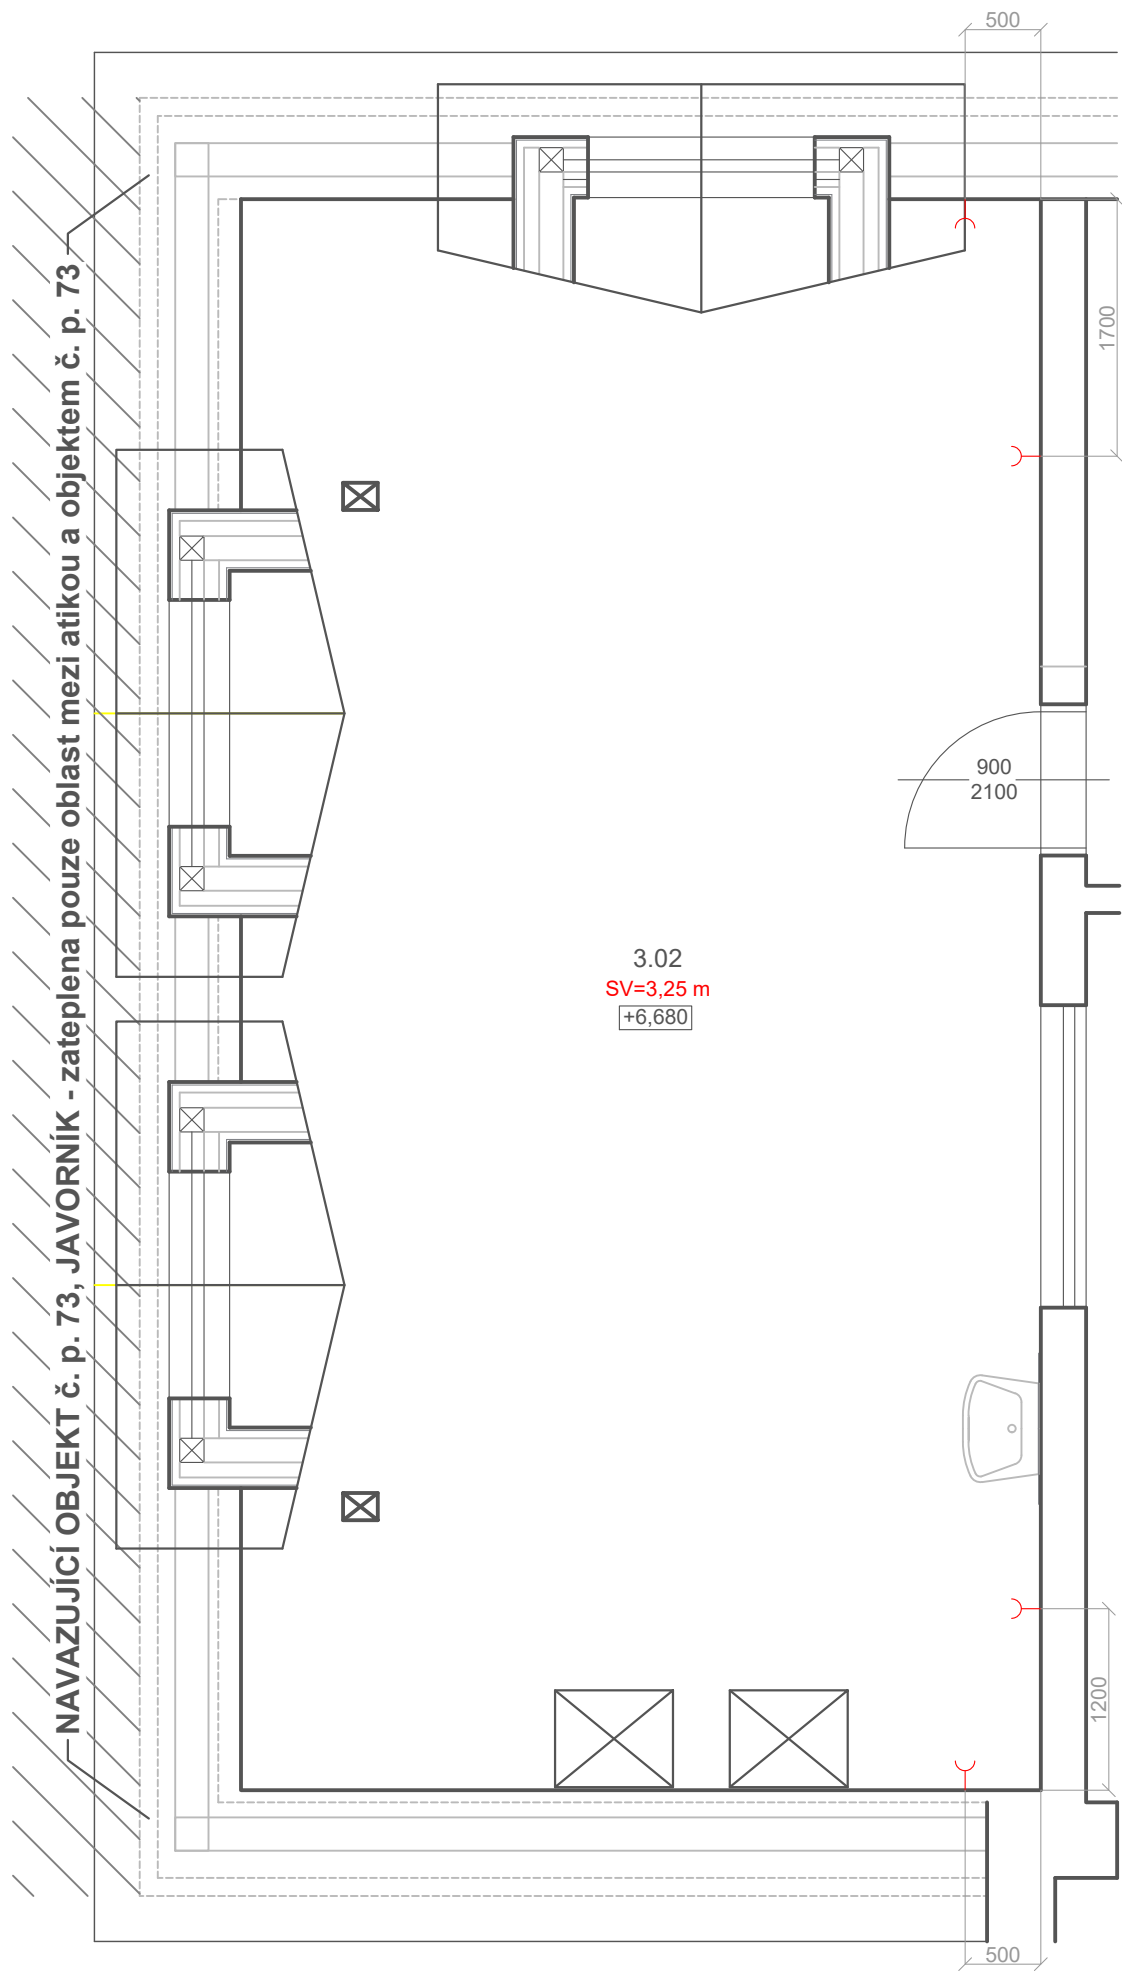

VÝŠKY PŘÍSTROJŮ

ZÁSUVKY 230V	350 MM
VYPÍNAČE, OVLADAČE ROLET	1200 MM
NÁSTĚNNÉ SVÍTIDLO	500 MM POD STROP
SVÍTIDLO NAD SCH.STUPNĚM A NAD PODLAHOU	300 MM

LEGENDA SYMBOLŮ ELEKTROINSTALACE

	EL. ZÁSUVKA 230V - JEDNODUCHÁ	
	EL. ZÁSUVKA 230V - DVOJRÁMEČEK	
	EL. ZÁSUVKA 230V - TROJRÁMEČEK	
	EL. ZÁSUVKA 230 V - ČTYŘRÁMEČEK	
	STK, DATOVÁ ZÁSUVKA 1xRJ45	
	STK, DATOVÁ ZÁSUVKA 2xRJ45	
	CHRÁNIČKA 32 mm	
	KABELOVÝ VÝVOD	


NÁZEV ZAKÁZKY: ZŠ JAVORNÍK - POLYTECHNIKA	NÁZEV VÝKRESU: 3.02 ELEKTROINSTALACE	FORMÁT: A3	PROJEKTANT: Ing. arch. TEREZA TOMANOVÁ, +420 778 080 993, tomanova@minimalistic.cz	MINI MALI STIC.
ČÁST: DISPOZICE	Č. VÝKRESU: 02.10	DATUM: 09.05.2022	MĚŘÍTKO: 1:50	
ZODPOVĚDNÝ PROJEKTANT: JAN ŠTECH, +420 778 080 851, stech@minimalistic.cz				

VÝŠKY PŘÍSTROJŮ


ZÁSUVKY 230V	650 MM
VYPÍNAČE, OVLADAČE ROLET	1200 MM
NÁSTĚNNÉ SVÍTIDLO	500 MM POD STROPEM
SVÍTIDLO NAD SCH.STUPNĚM A NAD PODLAHOU	300 MM

LEGENDA SYMBOLŮ ELEKTROINSTALACE

	EL. ZÁSUVKA 230V - JEDNODUCHÁ	
	EL. ZÁSUVKA 230V - DVOJRÁMEČEK	
	EL. ZÁSUVKA 230V - TROJRÁMEČEK	
	EL. ZÁSUVKA 230 V - ČTYŘRÁMEČEK	
	STK, DATOVÁ ZÁSUVKA 1xRJ45	
	STK, DATOVÁ ZÁSUVKA 2xRJ45	
	CHRÁNIČKA 32 mm	
	KABELOVÝ VÝVOD	

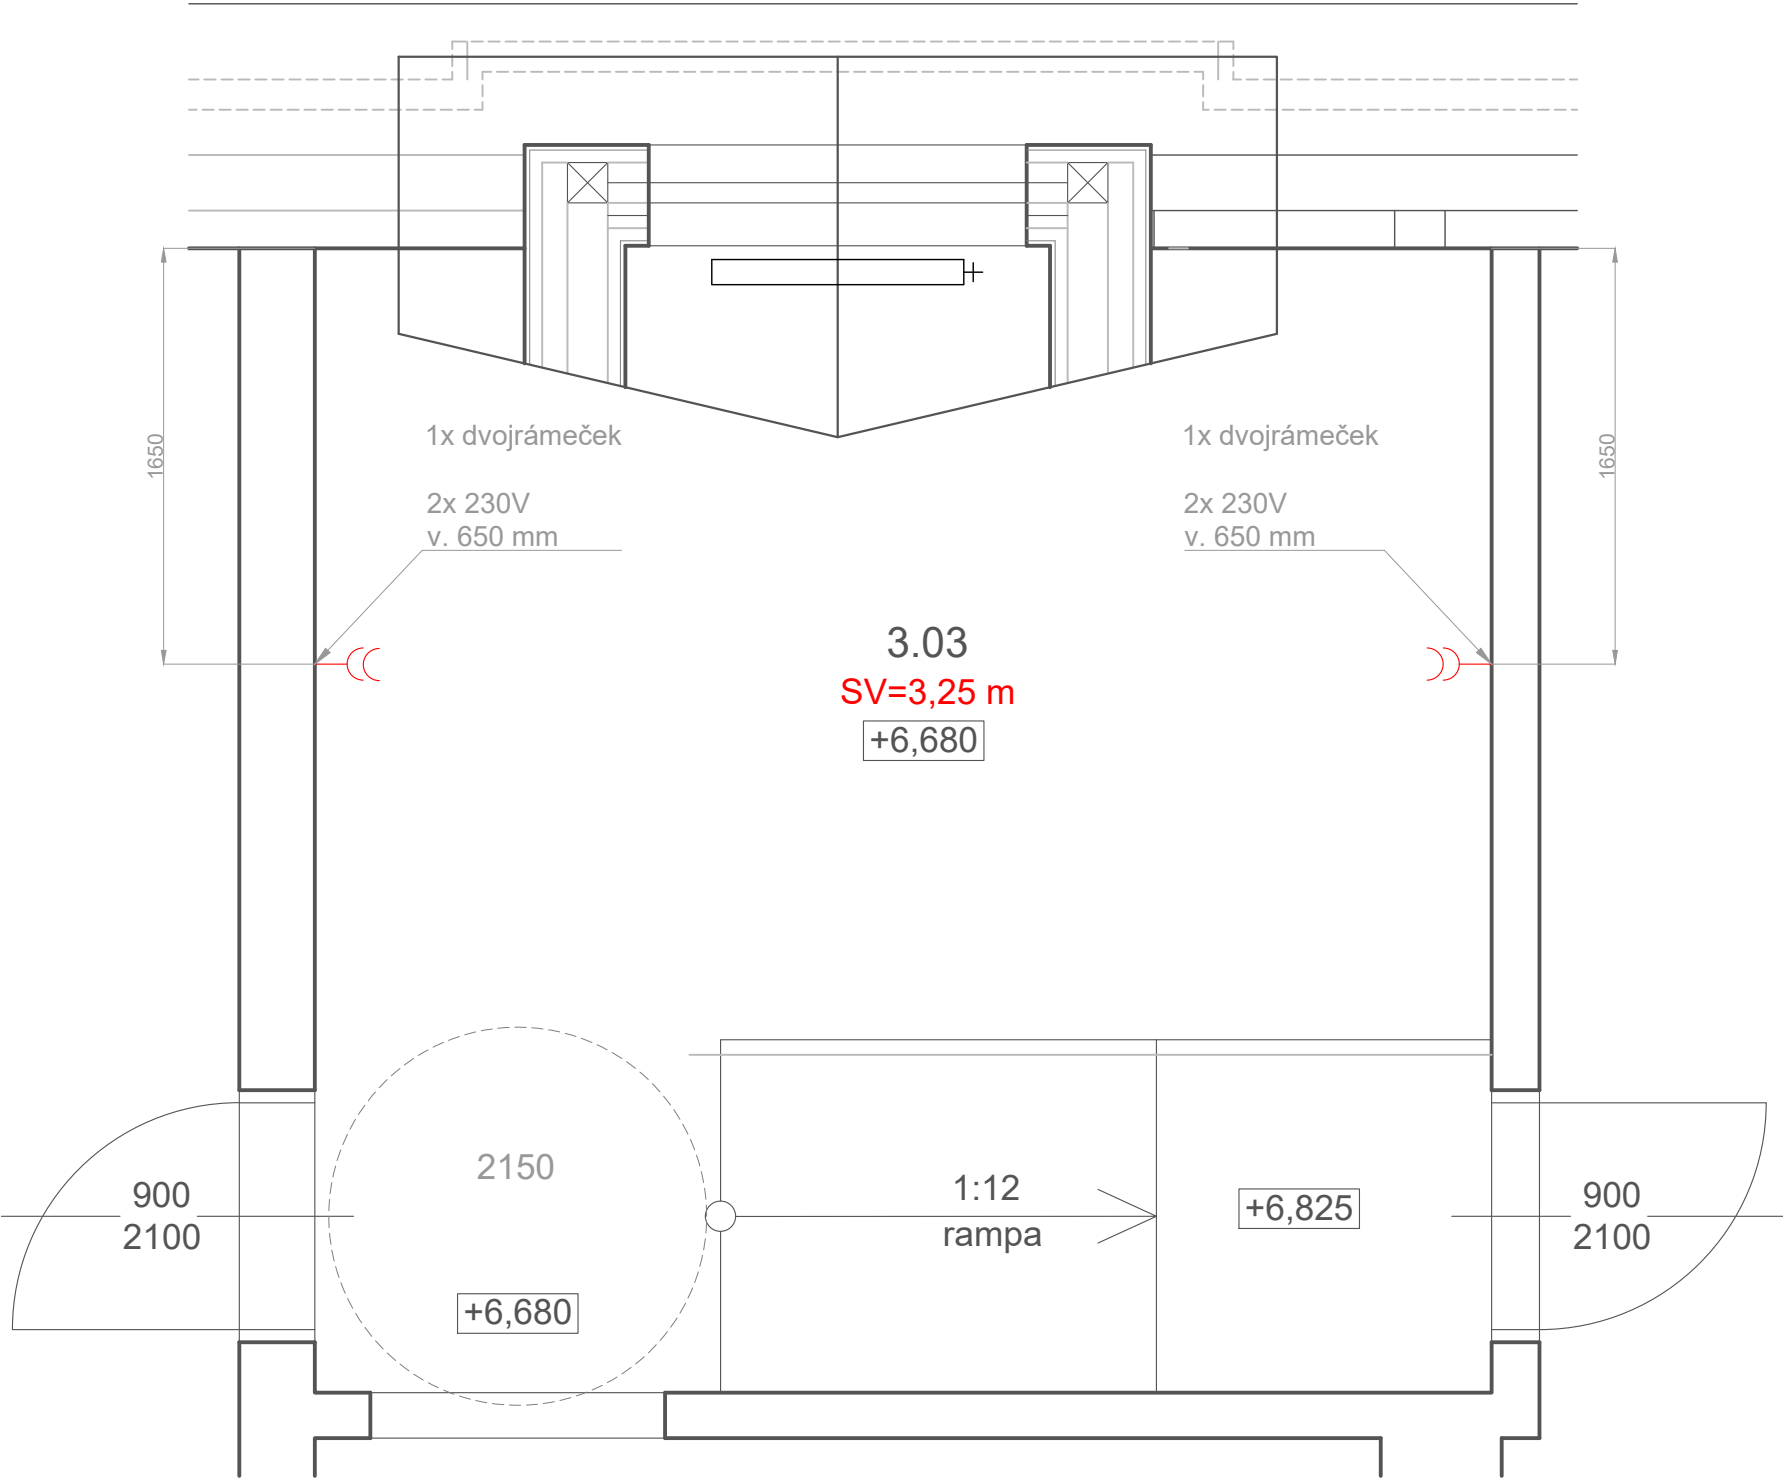

NÁZEV ZAKÁZKY: ZŠ JAVORNÍK - POLYTECHNIKA	NÁZEV VÝKRESU: 3.03 ELEKTROINSTALACE	FORMÁT: A3	PROJEKTANT: Ing. arch. TEREZA TOMANOVÁ, +420 778 080 993, tomanova@minimalistic.cz	MINI MALI STIC.
ČÁST: DISPOZICE	Č. VÝKRESU: 02.11	DATUM: 09.05.2022	MĚŘÍTKO: 1:30	
ZODPOVĚDNÝ PROJEKTANT: JAN ŠTECH, +420 778 080 851, stech@minimalistic.cz				

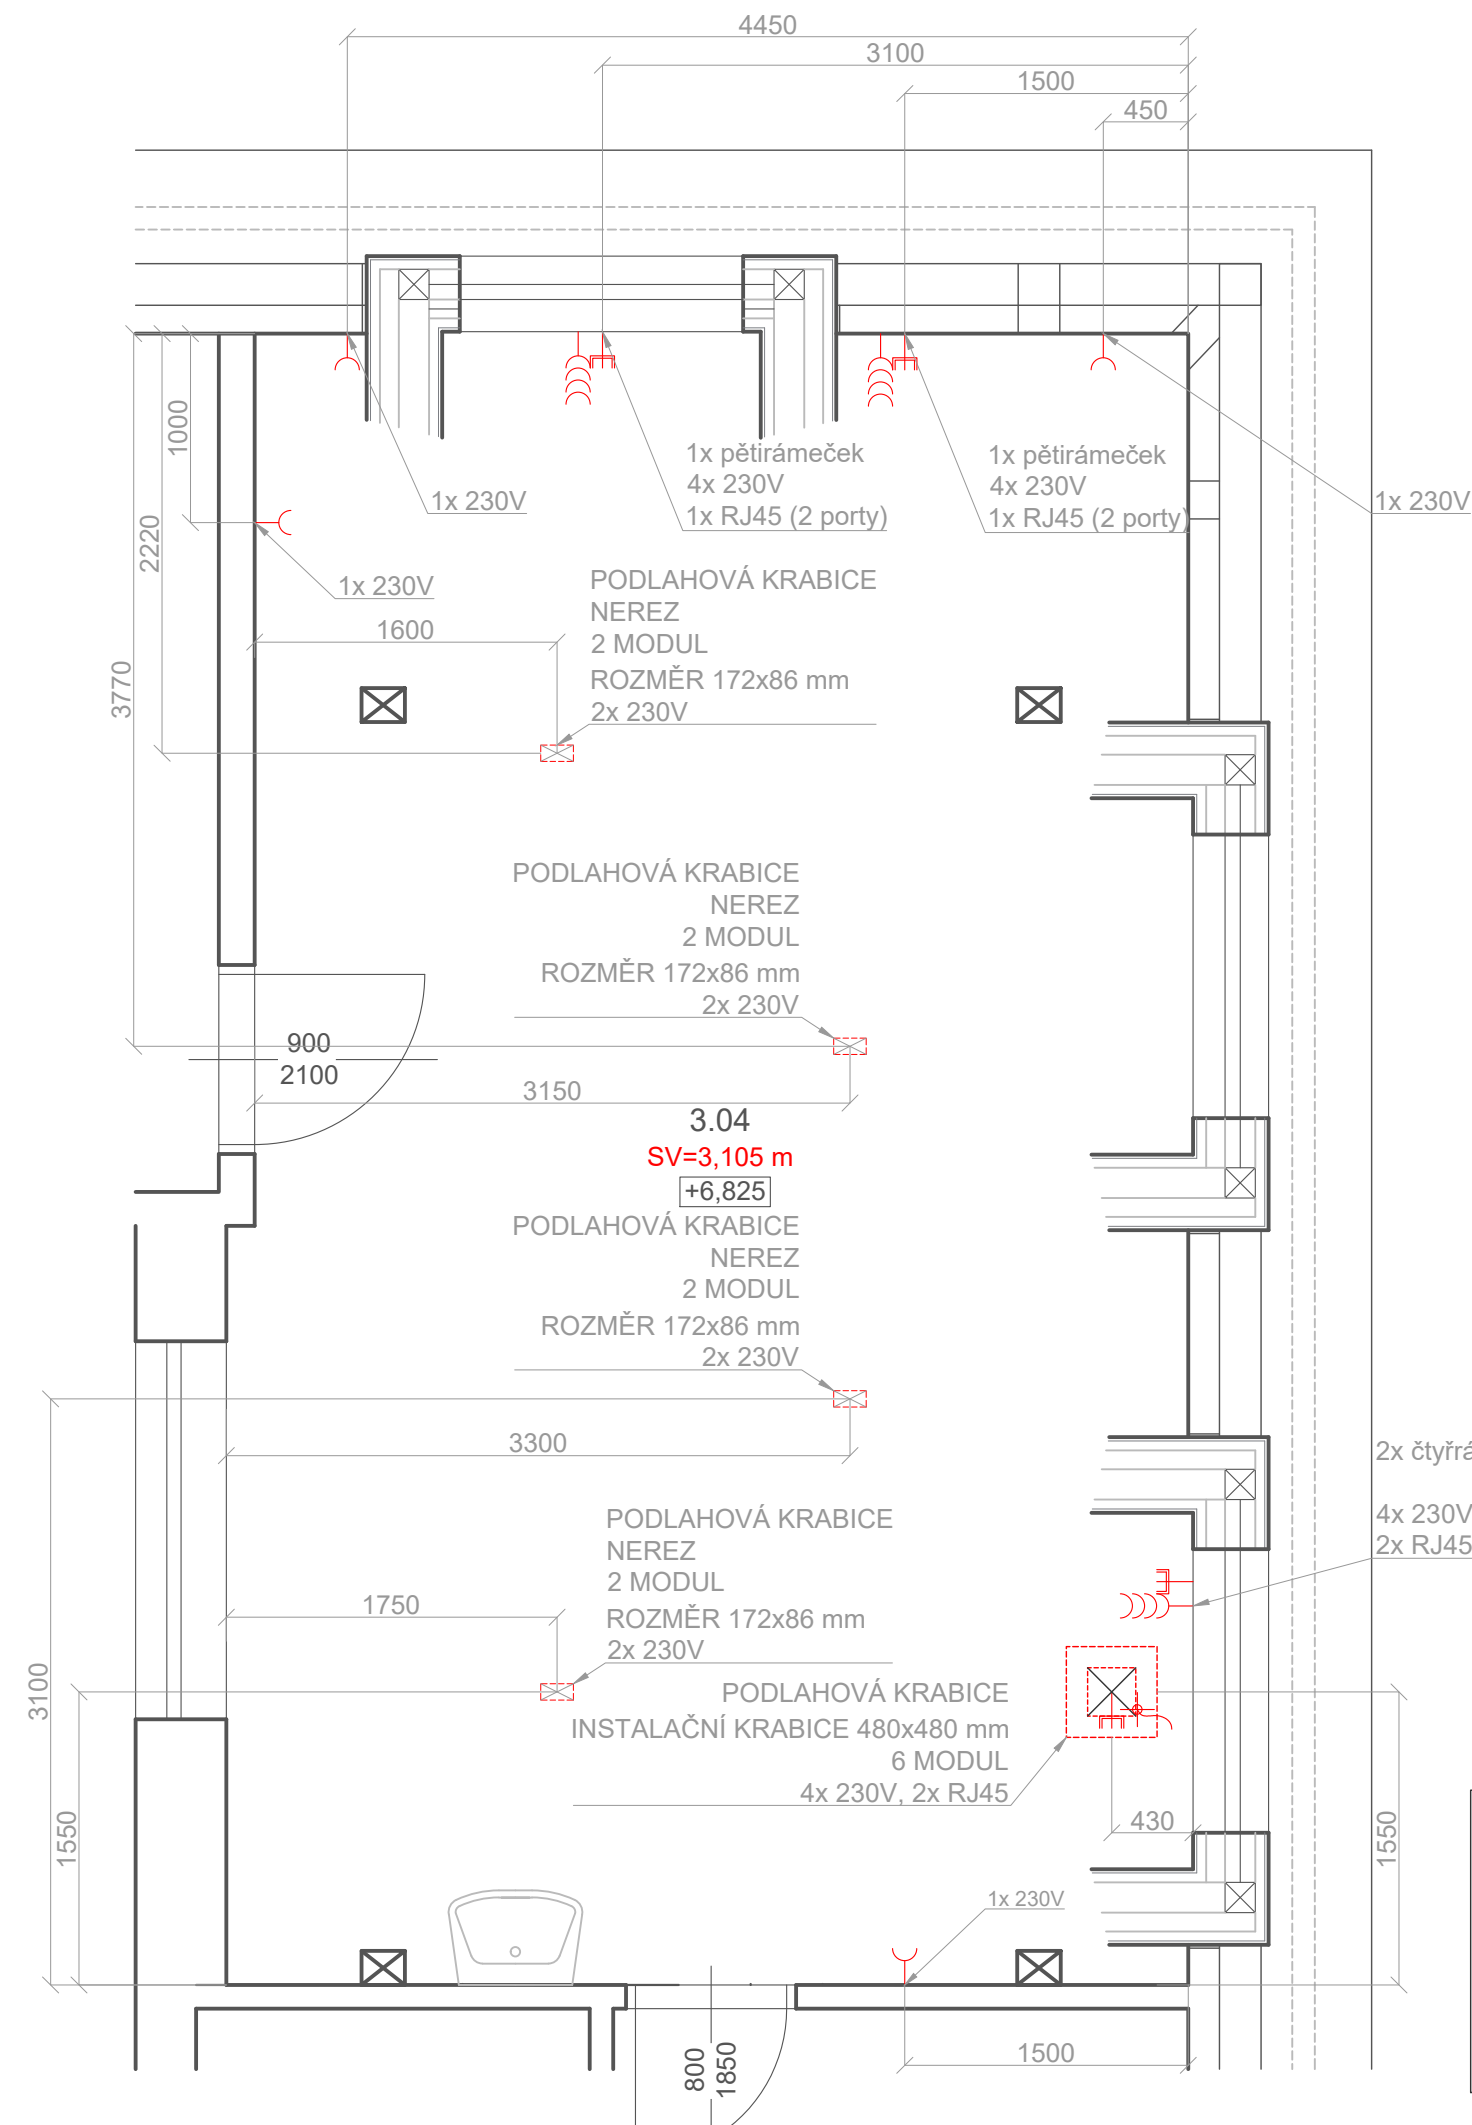


VÝŠKY PŘÍSTROJŮ

ZÁSUVKY 230V	350 MM
VYPÍNAČE, OVLADAČE ROLET	1200 MM
NÁSTĚNNÉ SVÍTIDLO	500 MM POD STROP
SVÍTIDLO NAD SCH.STUPNĚM A NAD PODLAHOU	300 MM

LEGENDA SYMBOLŮ ELEKTROINSTALACE

EL. ZÁSUVKA 230V - JEDNODUCHÁ	☒
EL. ZÁSUVKA 230V - DVOJRÁMEČEK	☒☒
EL. ZÁSUVKA 230V - TROJRÁMEČEK	☒☒☒
EL. ZÁSUVKA 230 V - ČTYŘRÁMEČEK	☒☒☒☒
STK, DATOVÁ ZÁSUVKA 1xRJ45	⌚
STK, DATOVÁ ZÁSUVKA 2xRJ45	⌚⌚
CHRÁNIČKA 32 mm	
KABELOVÝ VÝVOD	⌚

NÁZEV ZAKÁZKY: ZŠ JAVORNÍK - POLYTECHNIKA	NÁZEV VÝKRESU: 3.04 ELEKTROINSTALACE	FORMÁT: A3	PROJEKTANT: Ing. arch. TEREZA TOMANOVÁ, +420 778 080 993, tomanova@minimalistic.cz	MINI MALI STIC.
ČÁST: DISPOZICE	Č. VÝKRESU: 02.12	DATUM: 09.05.2022	MĚŘÍTKO: 1:40	ZODPOVĚDNÝ PROJEKTANT: JAN ŠTECH, +420 778 080 851, stech@minimalistic.cz

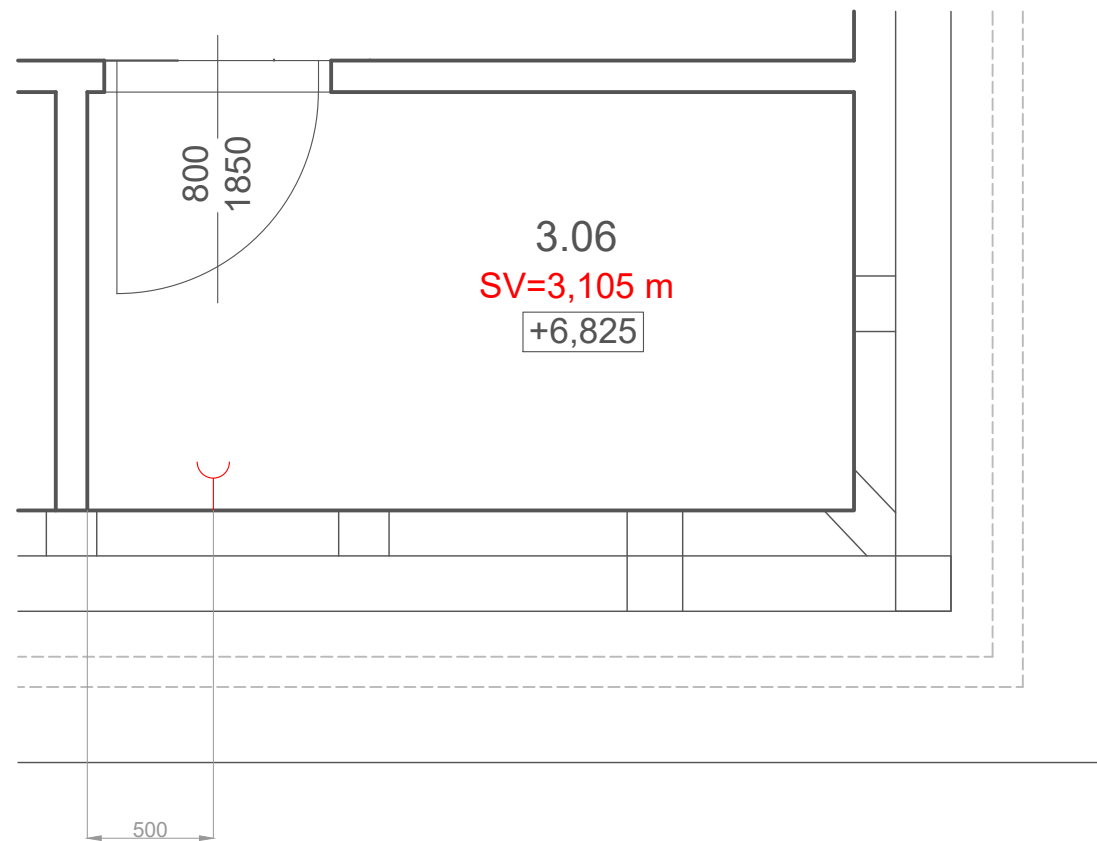

VÝŠKY PŘÍSTROJŮ


ZÁSUVKY 230V	350 MM
VYPÍNAČE, OVLADAČE ROLET	1200 MM
NÁSTĚNNÉ SVÍTIDLO	500 MM POD STROPEM
SVÍTIDLO NAD SCH.STUPNĚM A NAD PODLAHOU	300 MM

LEGENDA SYMBOLŮ ELEKTROINSTALACE

	EL. ZÁSUVKA 230V - JEDNODUCHÁ	
	EL. ZÁSUVKA 230V - DVOJRÁMEČEK	
	EL. ZÁSUVKA 230V - TROJRÁMEČEK	
	EL. ZÁSUVKA 230 V - ČTYŘRÁMEČEK	
	STK, DATOVÁ ZÁSUVKA 1xRJ45	
	STK, DATOVÁ ZÁSUVKA 2xRJ45	
	CHRÁNIČKA 32 mm	
	KABELOVÝ VÝVOD	

NÁZEV ZAKÁZKY: ZŠ JAVORNÍK - POLYTECHNIKA	NÁZEV VÝKRESU: 3.06 ELEKTROINSTALACE	FORMÁT: A3	PROJEKTANT: Ing. arch. TEREZA TOMANOVÁ, +420 778 080 993, tomanova@minimalistic.cz	MINI MALI STIC.
ČÁST: DISPOZICE	Č. VÝKRESU: 02.13	DATUM: 09.05.2022	MĚŘÍTKO: 1:30	
ZODPOVĚDNÝ PROJEKTANT: JAN ŠTECH, +420 778 080 851, stech@minimalistic.cz				

Stavební příprava pro interaktivní displej na výškově nastavitelném držáku na stěnu

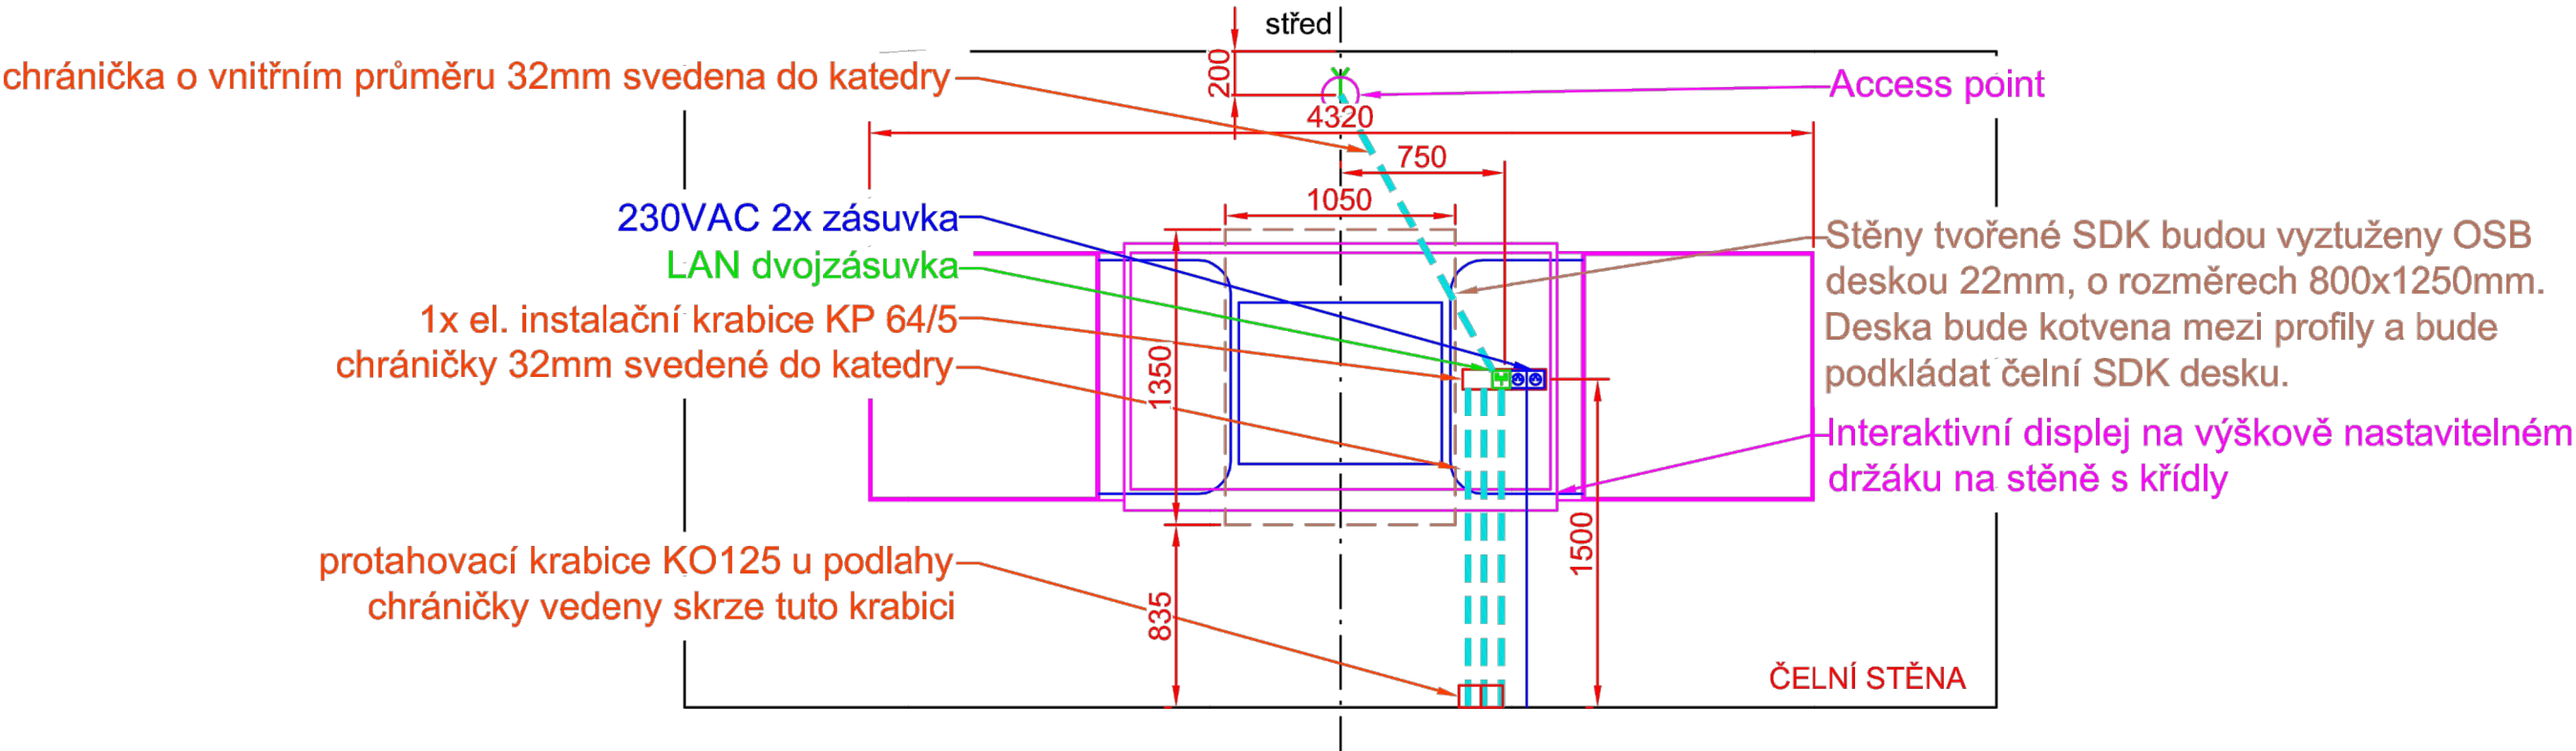

NÁZEV ZAKÁZKY: ZŠ JAVORNÍK - POLYTECHNIKA	NÁZEV VÝKRESU: STAVEBNÍ PŘÍPRAVA IA DISPLEJ	FORMÁT: A3	PROJEKTANT: Ing. arch. TEREZA TOMANOVÁ, +420 778 080 993, tomanova@minimalistic.cz	MINI MALI STIC.
ČÁST: DISPOZICE	Č. VÝKRESU: 03.01	DATUM: 09.05.2022	MĚŘÍTKO: 1:30	
ZODPOVĚDNÝ PROJEKTANT: JAN ŠTECH, +420 778 080 851, stech@minimalistic.cz				